


| | | | |
|---------|---|---|---|
| DESIGN | / | / | / |
| DRAFT | / | / | / |
| CHECKED | / | / | / |

| | |
|----------------|-----------|
| FIELD BOOK NO. | |
| PROFILE | ALIGNMENT |


| | | | |
|---------|---|---|---|
| SURVEY | / | / | / |
| DRAWN | / | / | / |
| CHECKED | / | / | / |

| รายการ | รายละเอียด | ชนิดวัสดุอุปกรณ์ | | | หมายเหตุ | |
|--------------------------|-----------------------|------------------|----------|-------|----------|----|
| | | ชนิด | ขนาด | ชนิด | | |
| 1 | CRANE 7.5TON 19.2KW | IEC | 4x6/66 | IMC | 40 | |
| 3 | | 60/502 | | | | |
| 5 | | | | | | |
| 7 | SCREEN MCC 11.25KVA | IEC | 4x10/66 | IMC | 15 | |
| 9 | | 60/502 | | | | |
| 11 | | | | | | |
| 2 | ตู้รับ (RCD CB) | IECO1 | 2x4/2.56 | IMC | 15 | |
| 4 | | IECO1 | 2x4/2.5 | IMC | 20 | |
| 6 | ตู้รับ (RCD CB) | IECO1 | 3C-4 | HDPE | 25 | |
| 8 | | IECO1 | 2x4/2.5 | IMC | 20 | |
| 10 | AR CONDITION 24000BTU | IECO1 | 2x6/4 | IMC | 25 | |
| 12 | | IECO1 | 4x6/4 | IMC | 40 | |
| 14,16,18 | ตู้รับ | IECO1 | 4x6/4 | IMC | 40 | |
| 13,15,17 | | IECO1 | 4x6/4 | IMC | 40 | |
| ตู้รับตู้รับตู้รับตู้รับ | | IEC | 60/502 | SO/86 | IMC | 27 |

DB-1 LOAD SCHEDULE

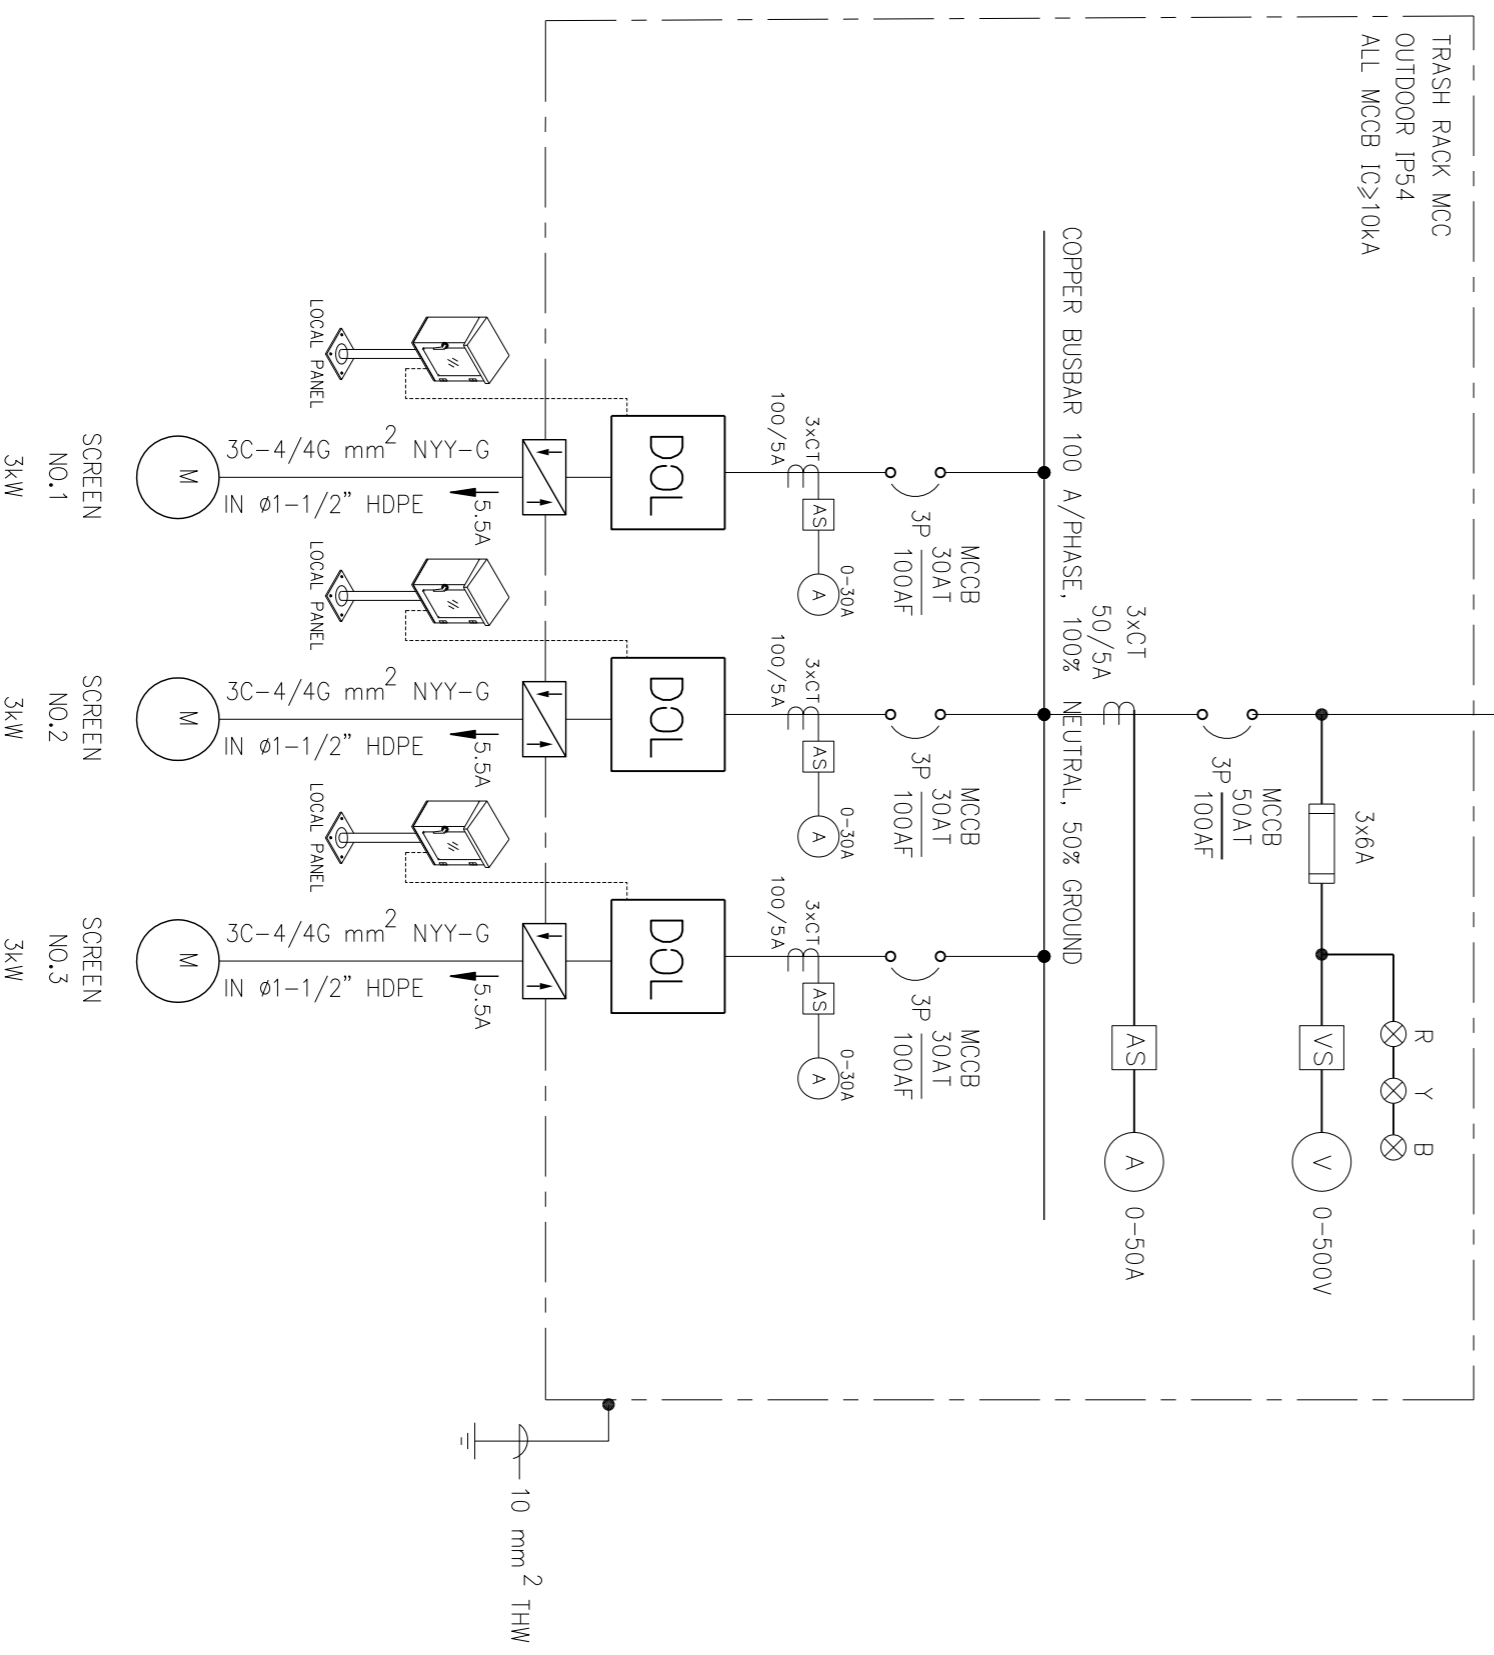

SCREEN SINGLE LINE DIAGRAM

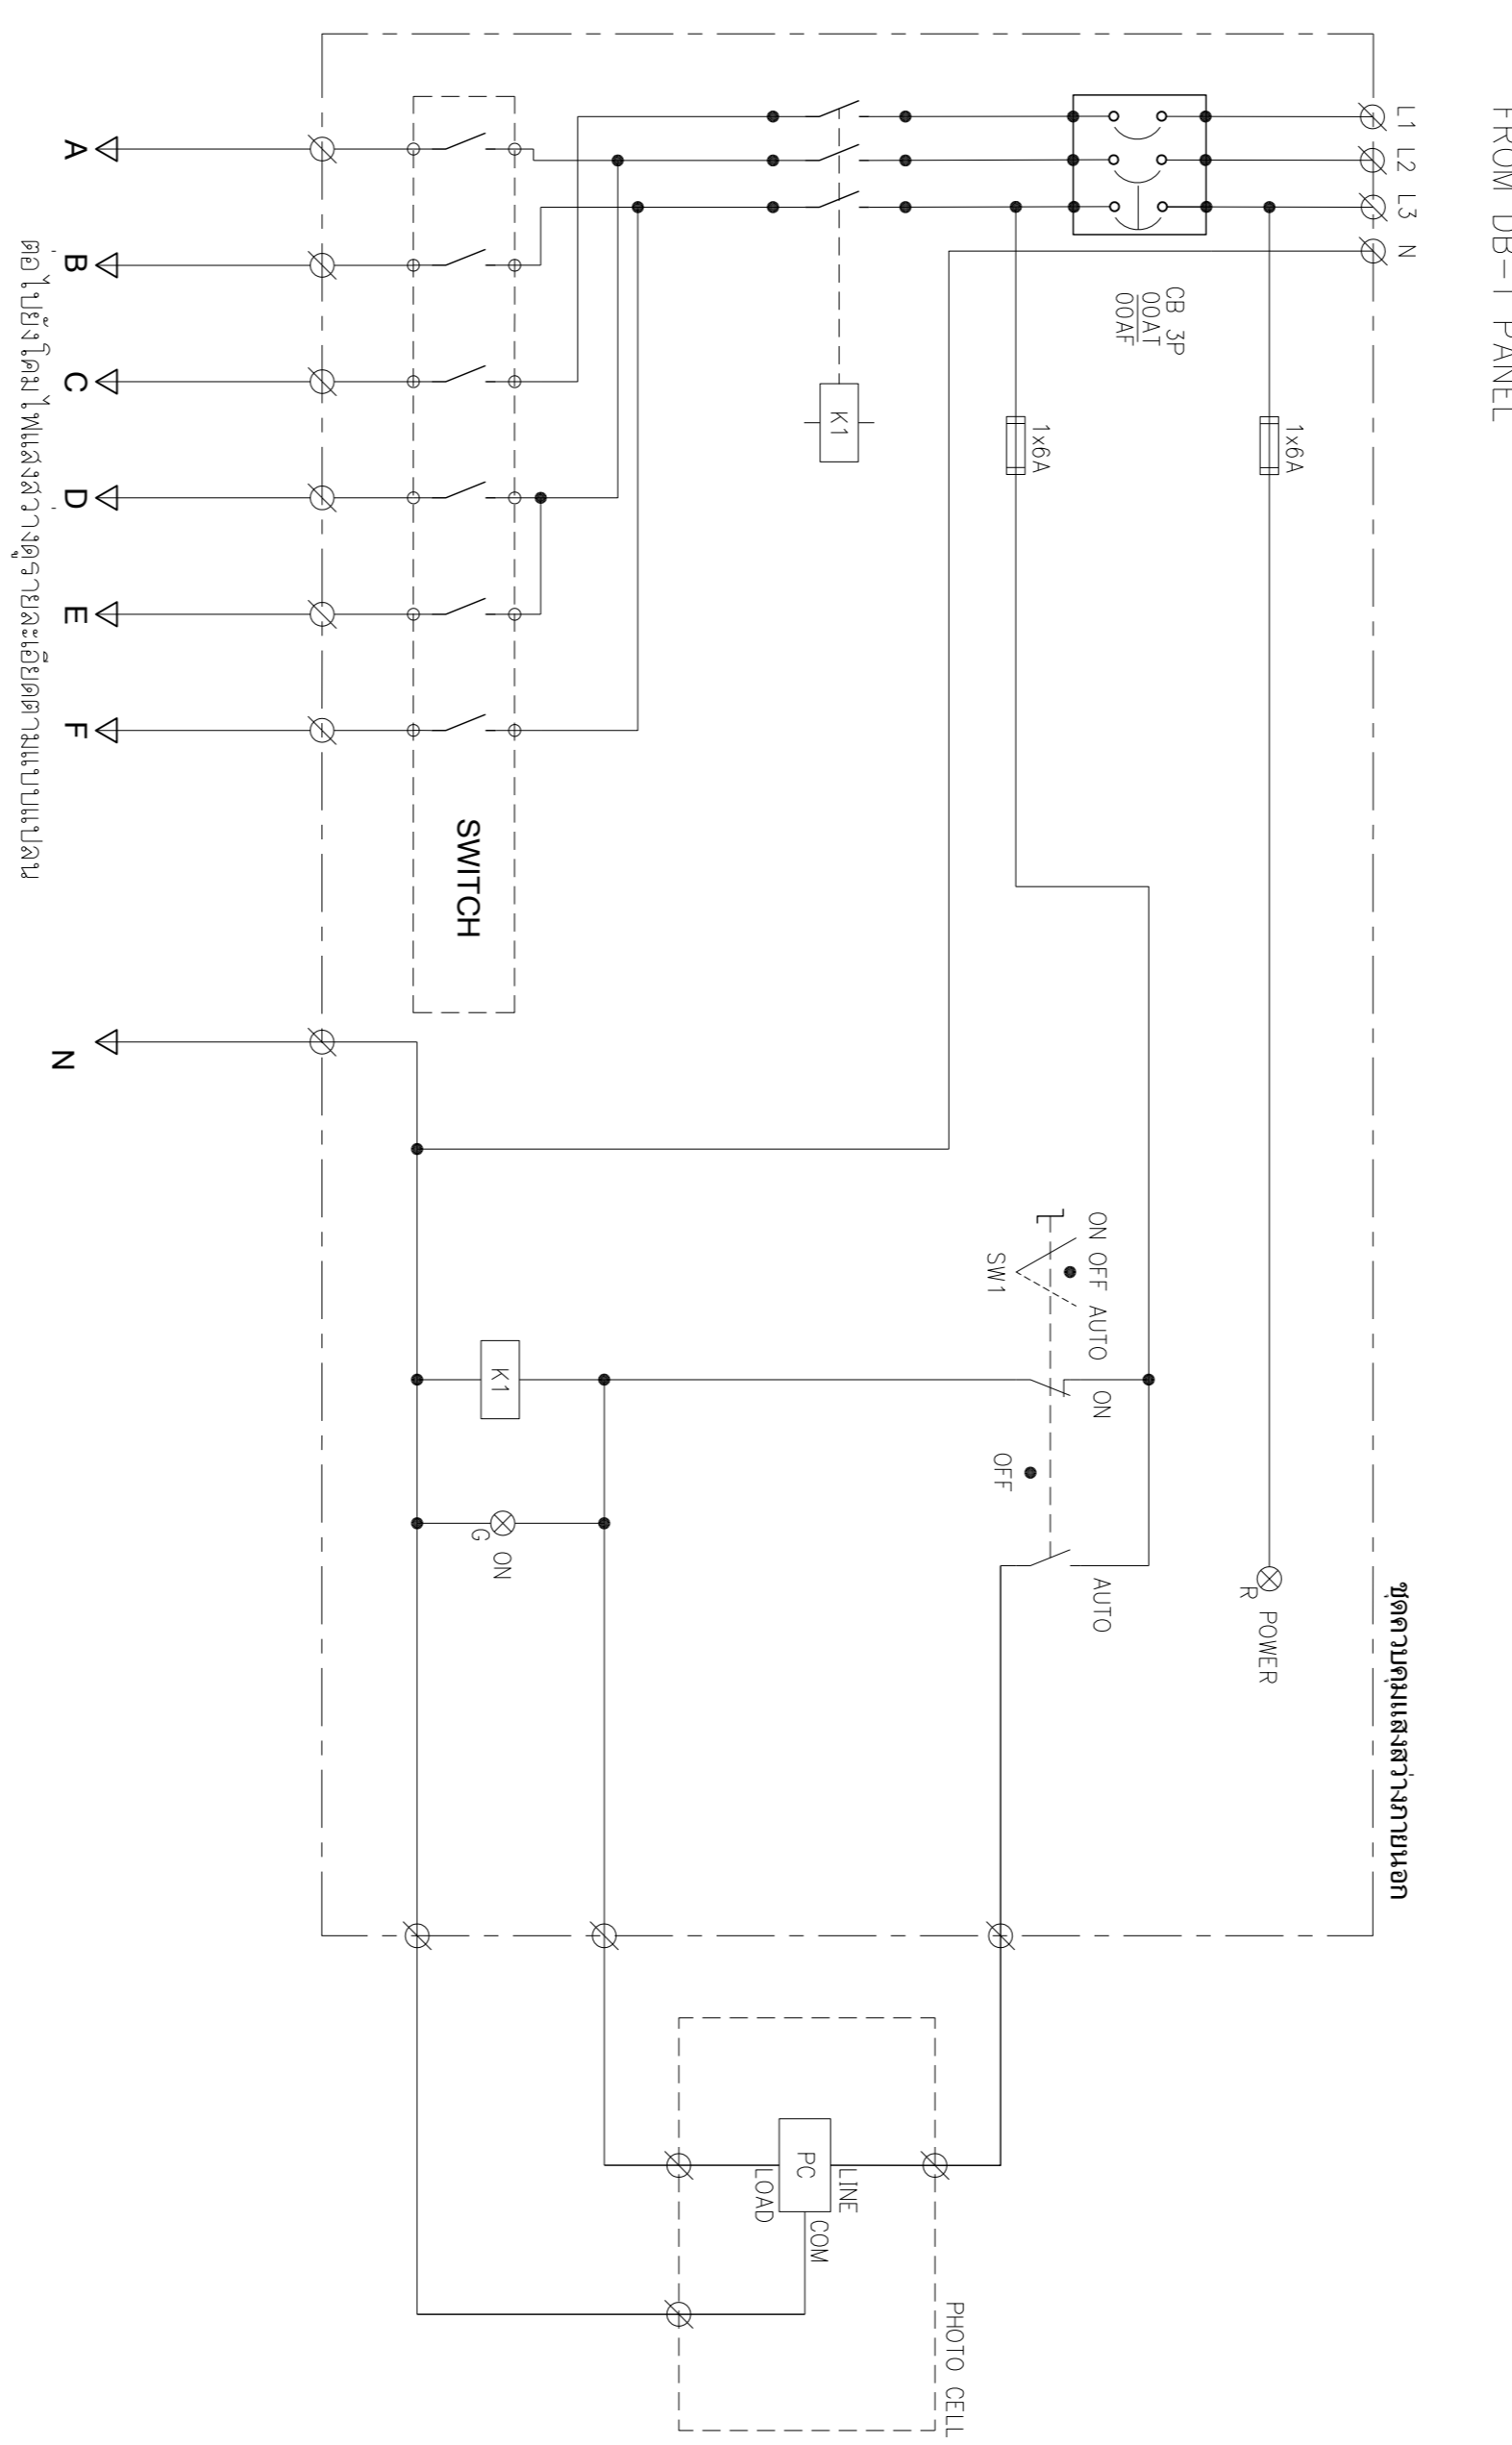

OUTDOOR LIGHTING DIAGRAM

| | | | | | | |
|----------|-------------|----------|---------|------|-----|------|
| REV. NO. | DESCRIPTION | ENGINEER | CHECKED | DATE | DOH | DATE |
| | | | | | | |

KINGDOM OF THAILAND
 MINISTRY OF TRANSPORT
 DEPARTMENT OF HIGHWAYS

โครงการศึกษาการวางเส้นทางใหม่
 บนทางหลวงหมายเลข 304 (จังหวัดยะลา)
 SINGLE LINE DIAGRAM MCC, DB

TEAM
 บริษัท ทีม คอนซัลติ้ง เอนจิเนียริ่ง
 แอนด์ แมเนจเม้นท์ จำกัด (มหาชน)
 บริษัท ทีมคอนซัลติ้งโยธา จำกัด
 บริษัท ทีมการขนส่งและระบบราง จำกัด

SUBMITTED BY: นายสุวิทย์ ศรีสุข
 PROJECT MANAGER DATE: 00/00/00

CIVIL ENGINEER: อธิวัฒน์ พงษ์พานิช 70162474
 CIVIL ENGINEER: อธิวัฒน์ พงษ์พานิช 70162474
 MECHANICAL ENGINEER: อธิวัฒน์ พงษ์พานิช 70162474

ARCHITECT: อธิวัฒน์ พงษ์พานิช 70162474
 ELECTRICAL ENGINEER: อธิวัฒน์ พงษ์พานิช 70162474
 MECHANICAL ENGINEER: อธิวัฒน์ พงษ์พานิช 70162474

JUL 2018 SCALE: -
 CWT-P51-21 SHEET No. 154