


DESIGN		/	/
DRAFT		/	/
CHECKED		/	/

FIELD BOOK NO.	
PROFILE	ALIGNMENT

SURVEY		/	/
DRAWN		/	/
CHECKED		/	/

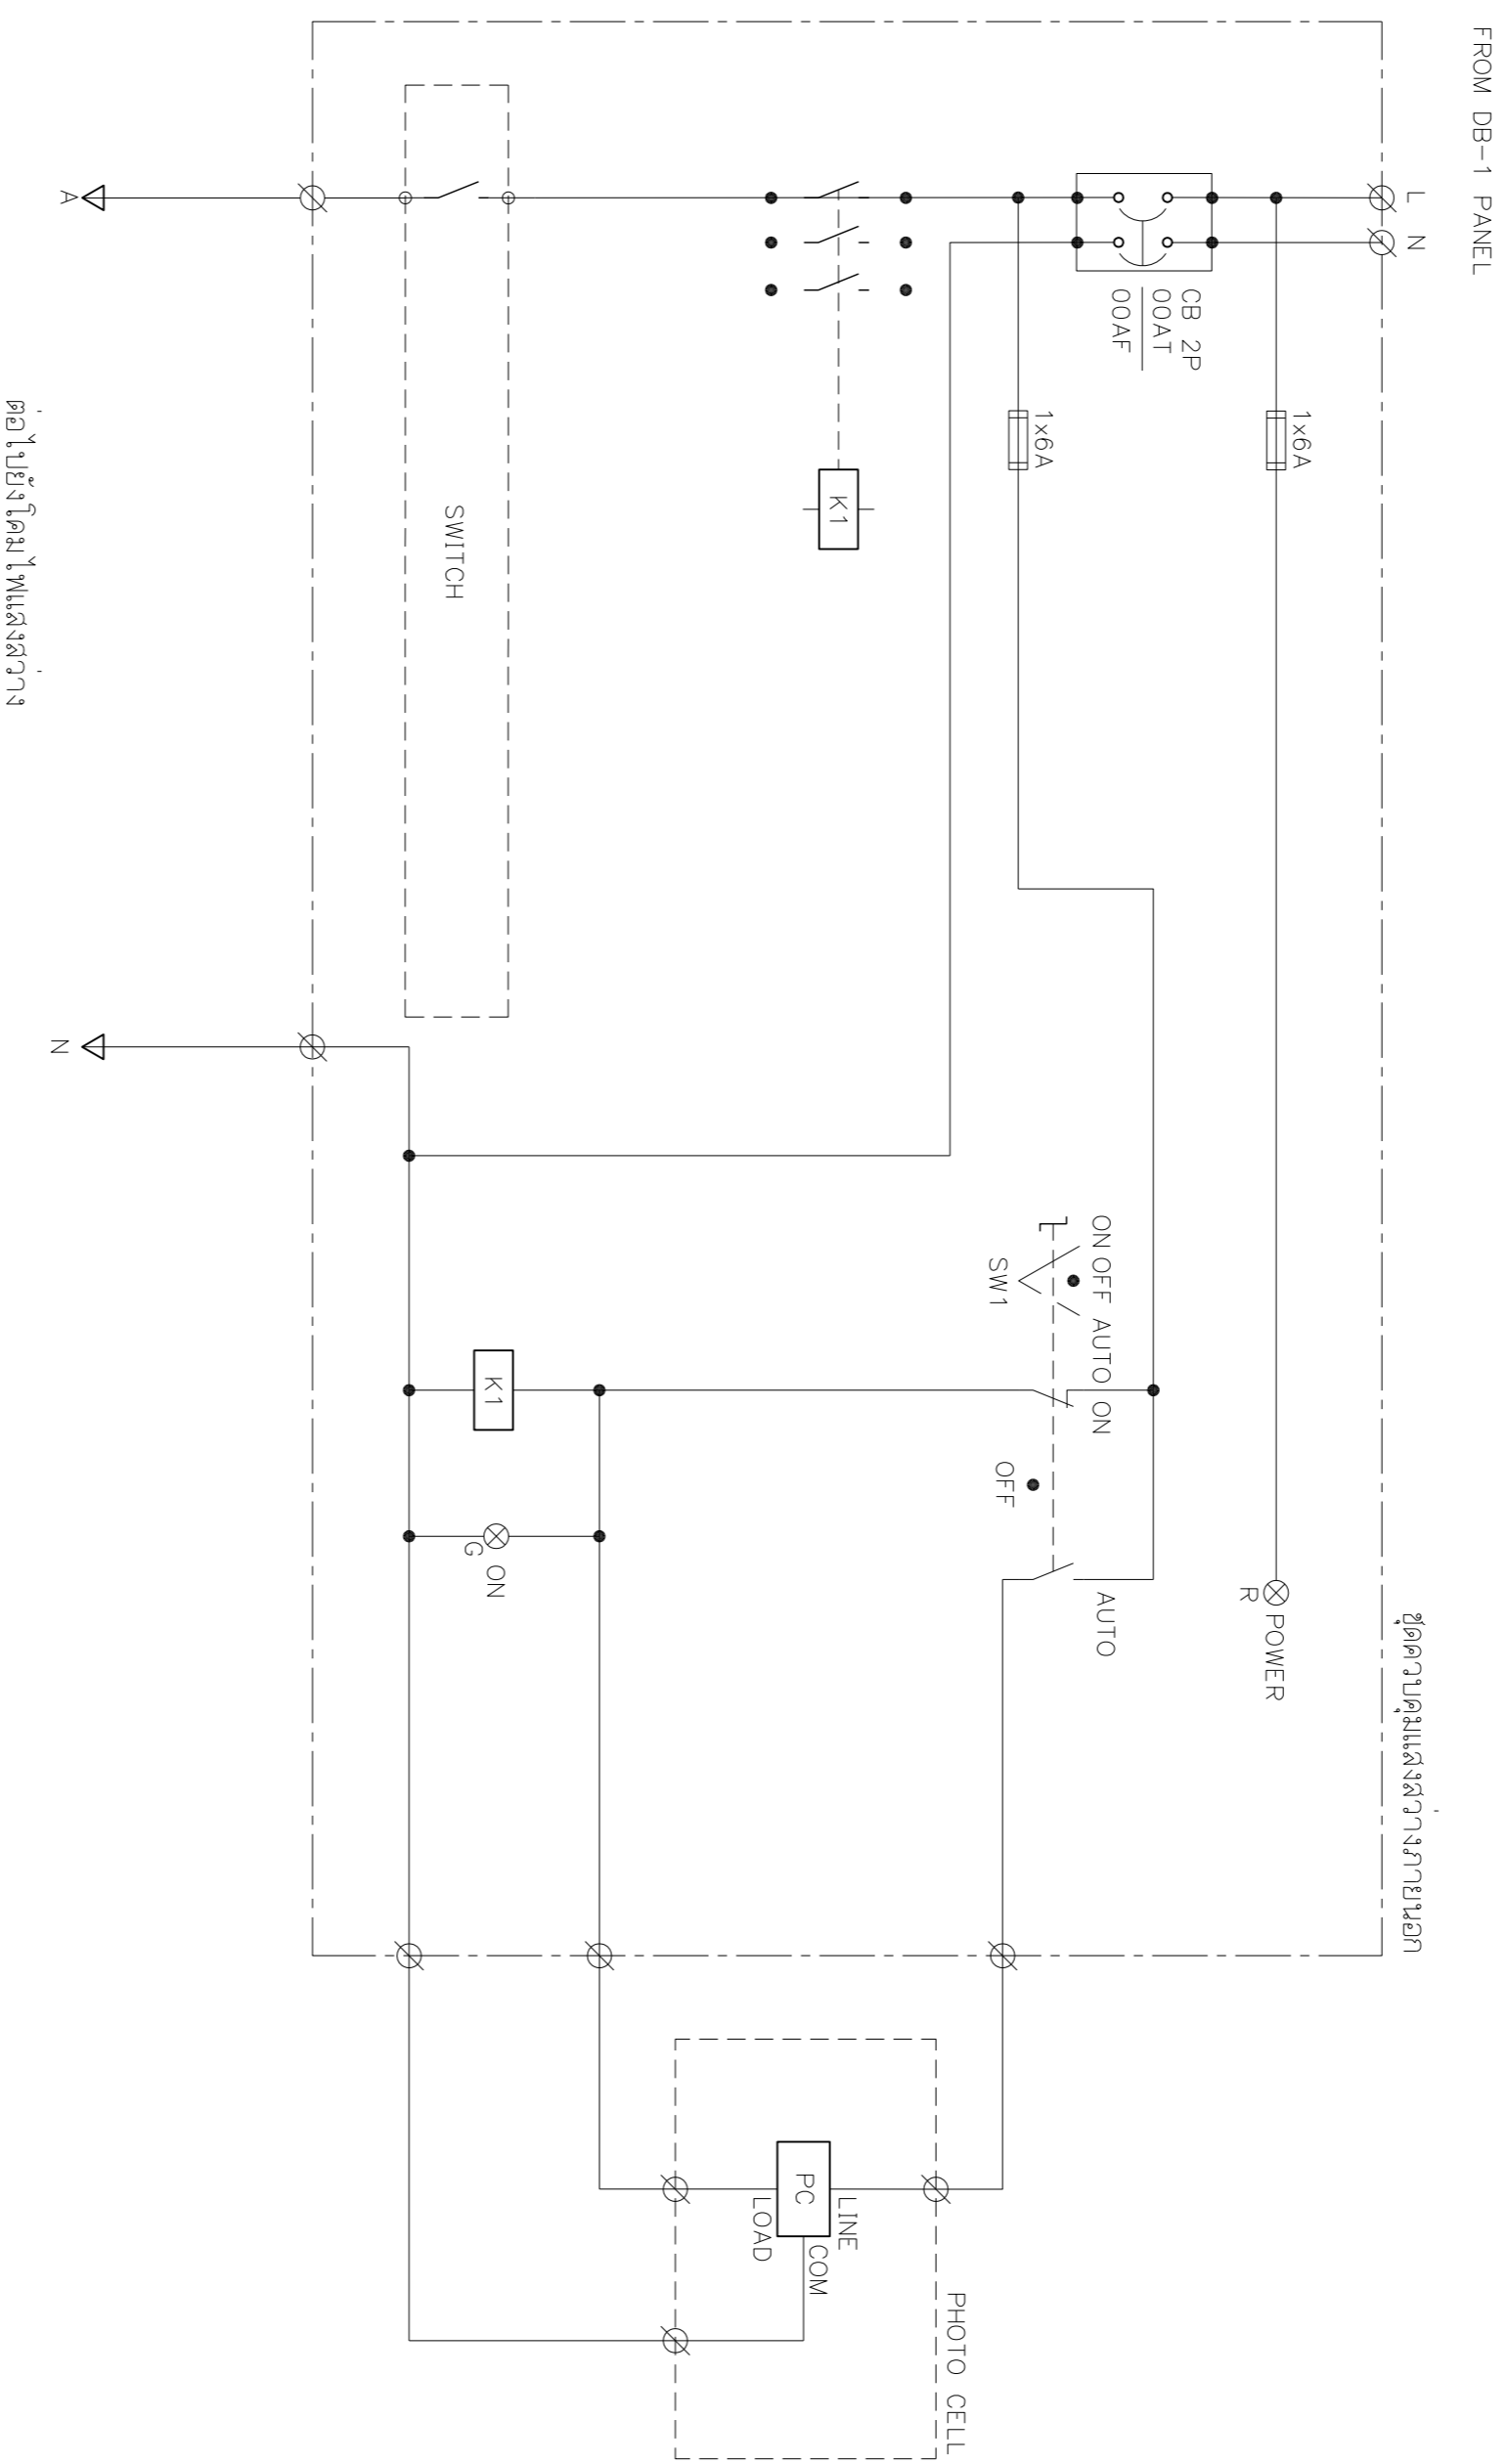

OUTDOOR LIGHTING DIAGRAM

REV. NO.	DESCRIPTION	ENGINEER	DATE	CHECKED	DATE

KINGDOM OF THAILAND
 MINISTRY OF TRANSPORT
 DEPARTMENT OF HIGHWAYS

โครงการศึกษาการนำขบวน
 ไปทางหลวงหมายเลข 304 (จังหวัดยะลา)
 SINGLE LINE DIAGRAM DB

TEAM
 บริษัท ทีม คอนซัลติ้ง เอนจิเนียริ่ง
 แอนด์ แมเนจเม้นท์ จำกัด (มหาชน)
SEI
 บริษัท อีทีซีคอนซัลติ้ง จำกัด
 บริษัท อีทีซีคอนซัลติ้ง จำกัด

SUBMITTED
 BY: *[Signature]*
 PROJECT MANAGER DATE: 00/00/00

CIVIL ENGINEER : อธิวัฒน์ พงษ์พานิช 00/00/00
 CIVIL ENGINEER : อธิวัฒน์ พงษ์พานิช 00/00/00
 MECHANICAL ENGINEER : อธิวัฒน์ พงษ์พานิช 00/00/00

ARCHITECT : อธิวัฒน์ พงษ์พานิช 00/00/00
 ELECTRICAL ENGINEER : อธิวัฒน์ พงษ์พานิช 00/00/00
 CHECKED: อธิวัฒน์ พงษ์พานิช 00/00/00

JUL 2018
 SCALE -
 SHEET No. 225
 CWT-P54-13