


DESIGN		/	/
DRAFT		/	/
CHECKED		/	/

FIELD BOOK NO.	
PROFILE	ALIGNMENT

SURVEY		/	/
DRAWN		/	/
CHECKED		/	/

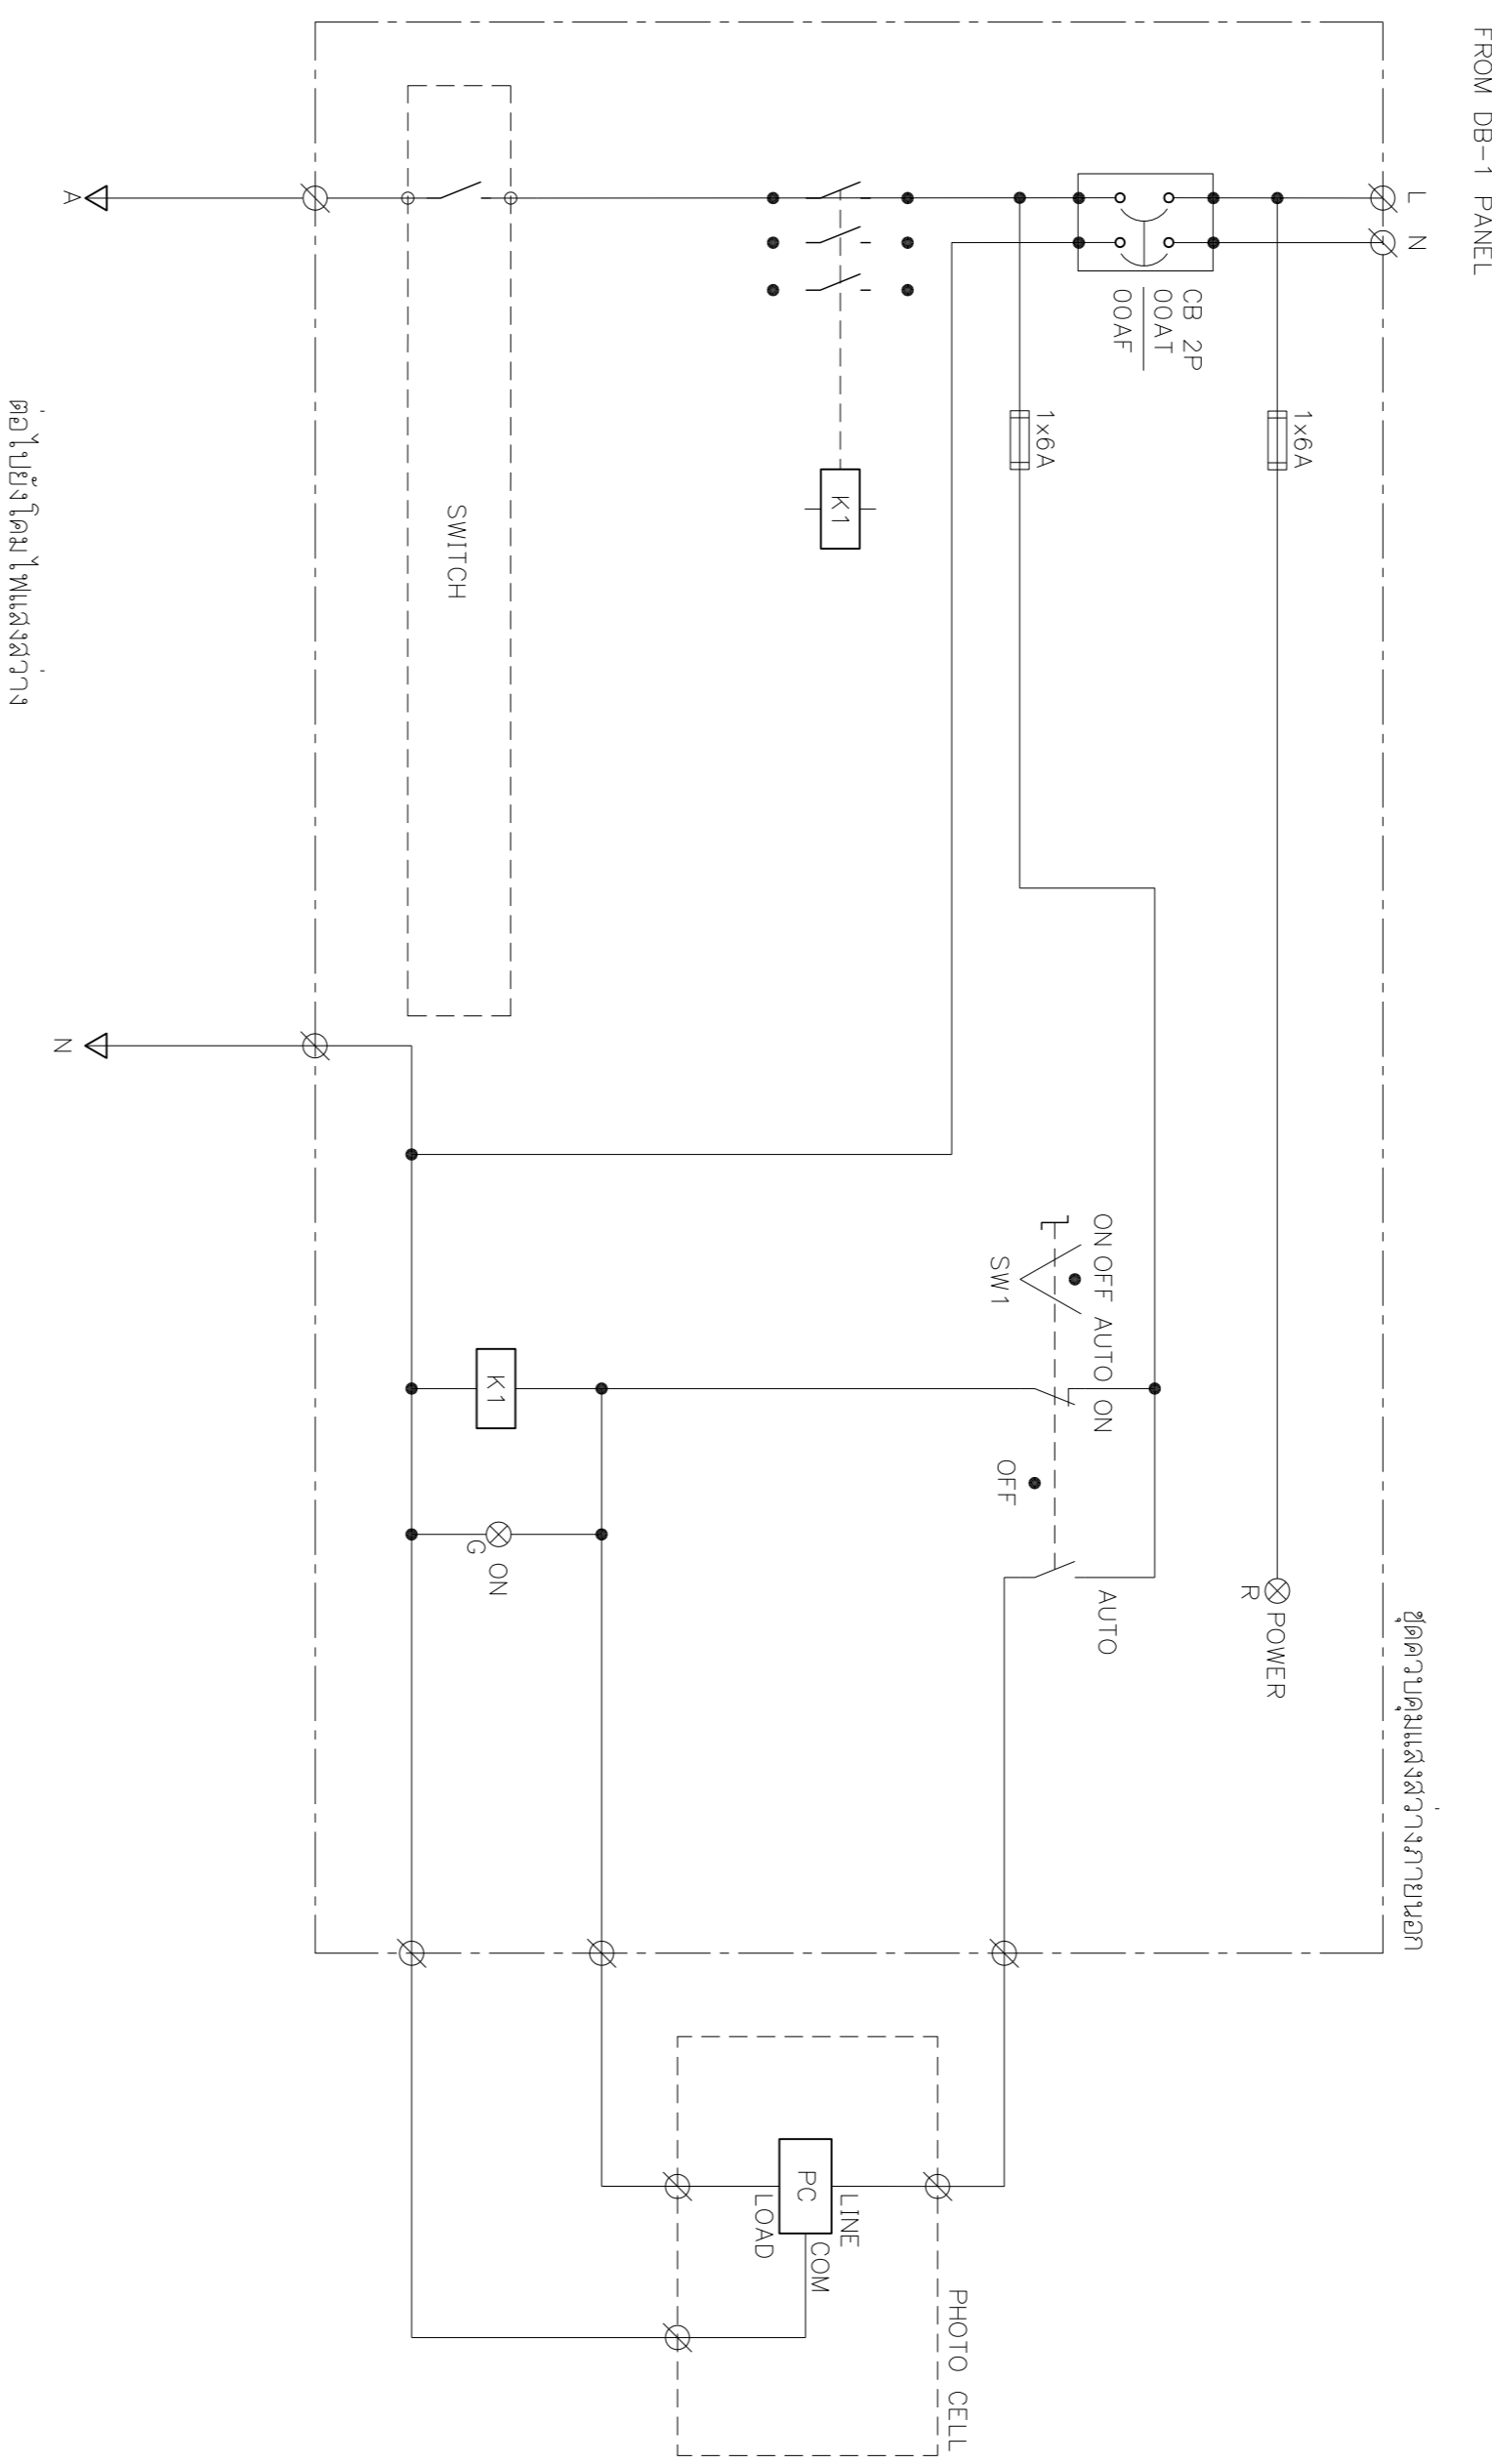

OUTDOOR LIGHTING DIAGRAM

REV. NO.	DESCRIPTION	ENGINEER	DATE	CHECKED	DATE

**KINGDOM OF THAILAND**  
 MINISTRY OF TRANSPORT  
 DEPARTMENT OF HIGHWAYS

โครงการศึกษาการนำขบวน  
 บนทางหลวงหมายเลข 304 (รังสิต-บึง)  
 SINGLE LINE DIAGRAM DB

**TEAM**  
 บริษัท ทีม คอนซัลติ้ง เอนจิเนียริ่ง  
 แอนด์ แมเนจเม้นท์ จำกัด (มหาชน)  
**SIEMENS**  
 บริษัท ซิเมนส์ (ประเทศไทย) จำกัด

SUBMITTED  
 BY: นายสมชาย คุ้มชู  
 PROJECT MANAGER DATE: 00/00/00

CIVIL ENGINEER : อธิวัฒน์ พงษ์พานิช 00/00/00  
 CIVIL ENGINEER : อธิวัฒน์ พงษ์พานิช 00/00/00  
 MECHANICAL ENGINEER : อธิวัฒน์ พงษ์พานิช 00/00/00

ARCHITECT : อธิวัฒน์ พงษ์พานิช 00/00/00  
 ELECTRICAL ENGINEER : อธิวัฒน์ พงษ์พานิช 00/00/00  
 CHECKED: อธิวัฒน์ พงษ์พานิช 00/00/00

JUL 2018  
 SCALE -  
 SHEET No. 264