



DESIGN	/	/
DRAFT	/	/
CHECKED	/	/

FIELD BOOK NO.	ALIGNMENT
PROFILE	


SURVEY	/	/
DRAWN	/	/
CHECKED	/	/

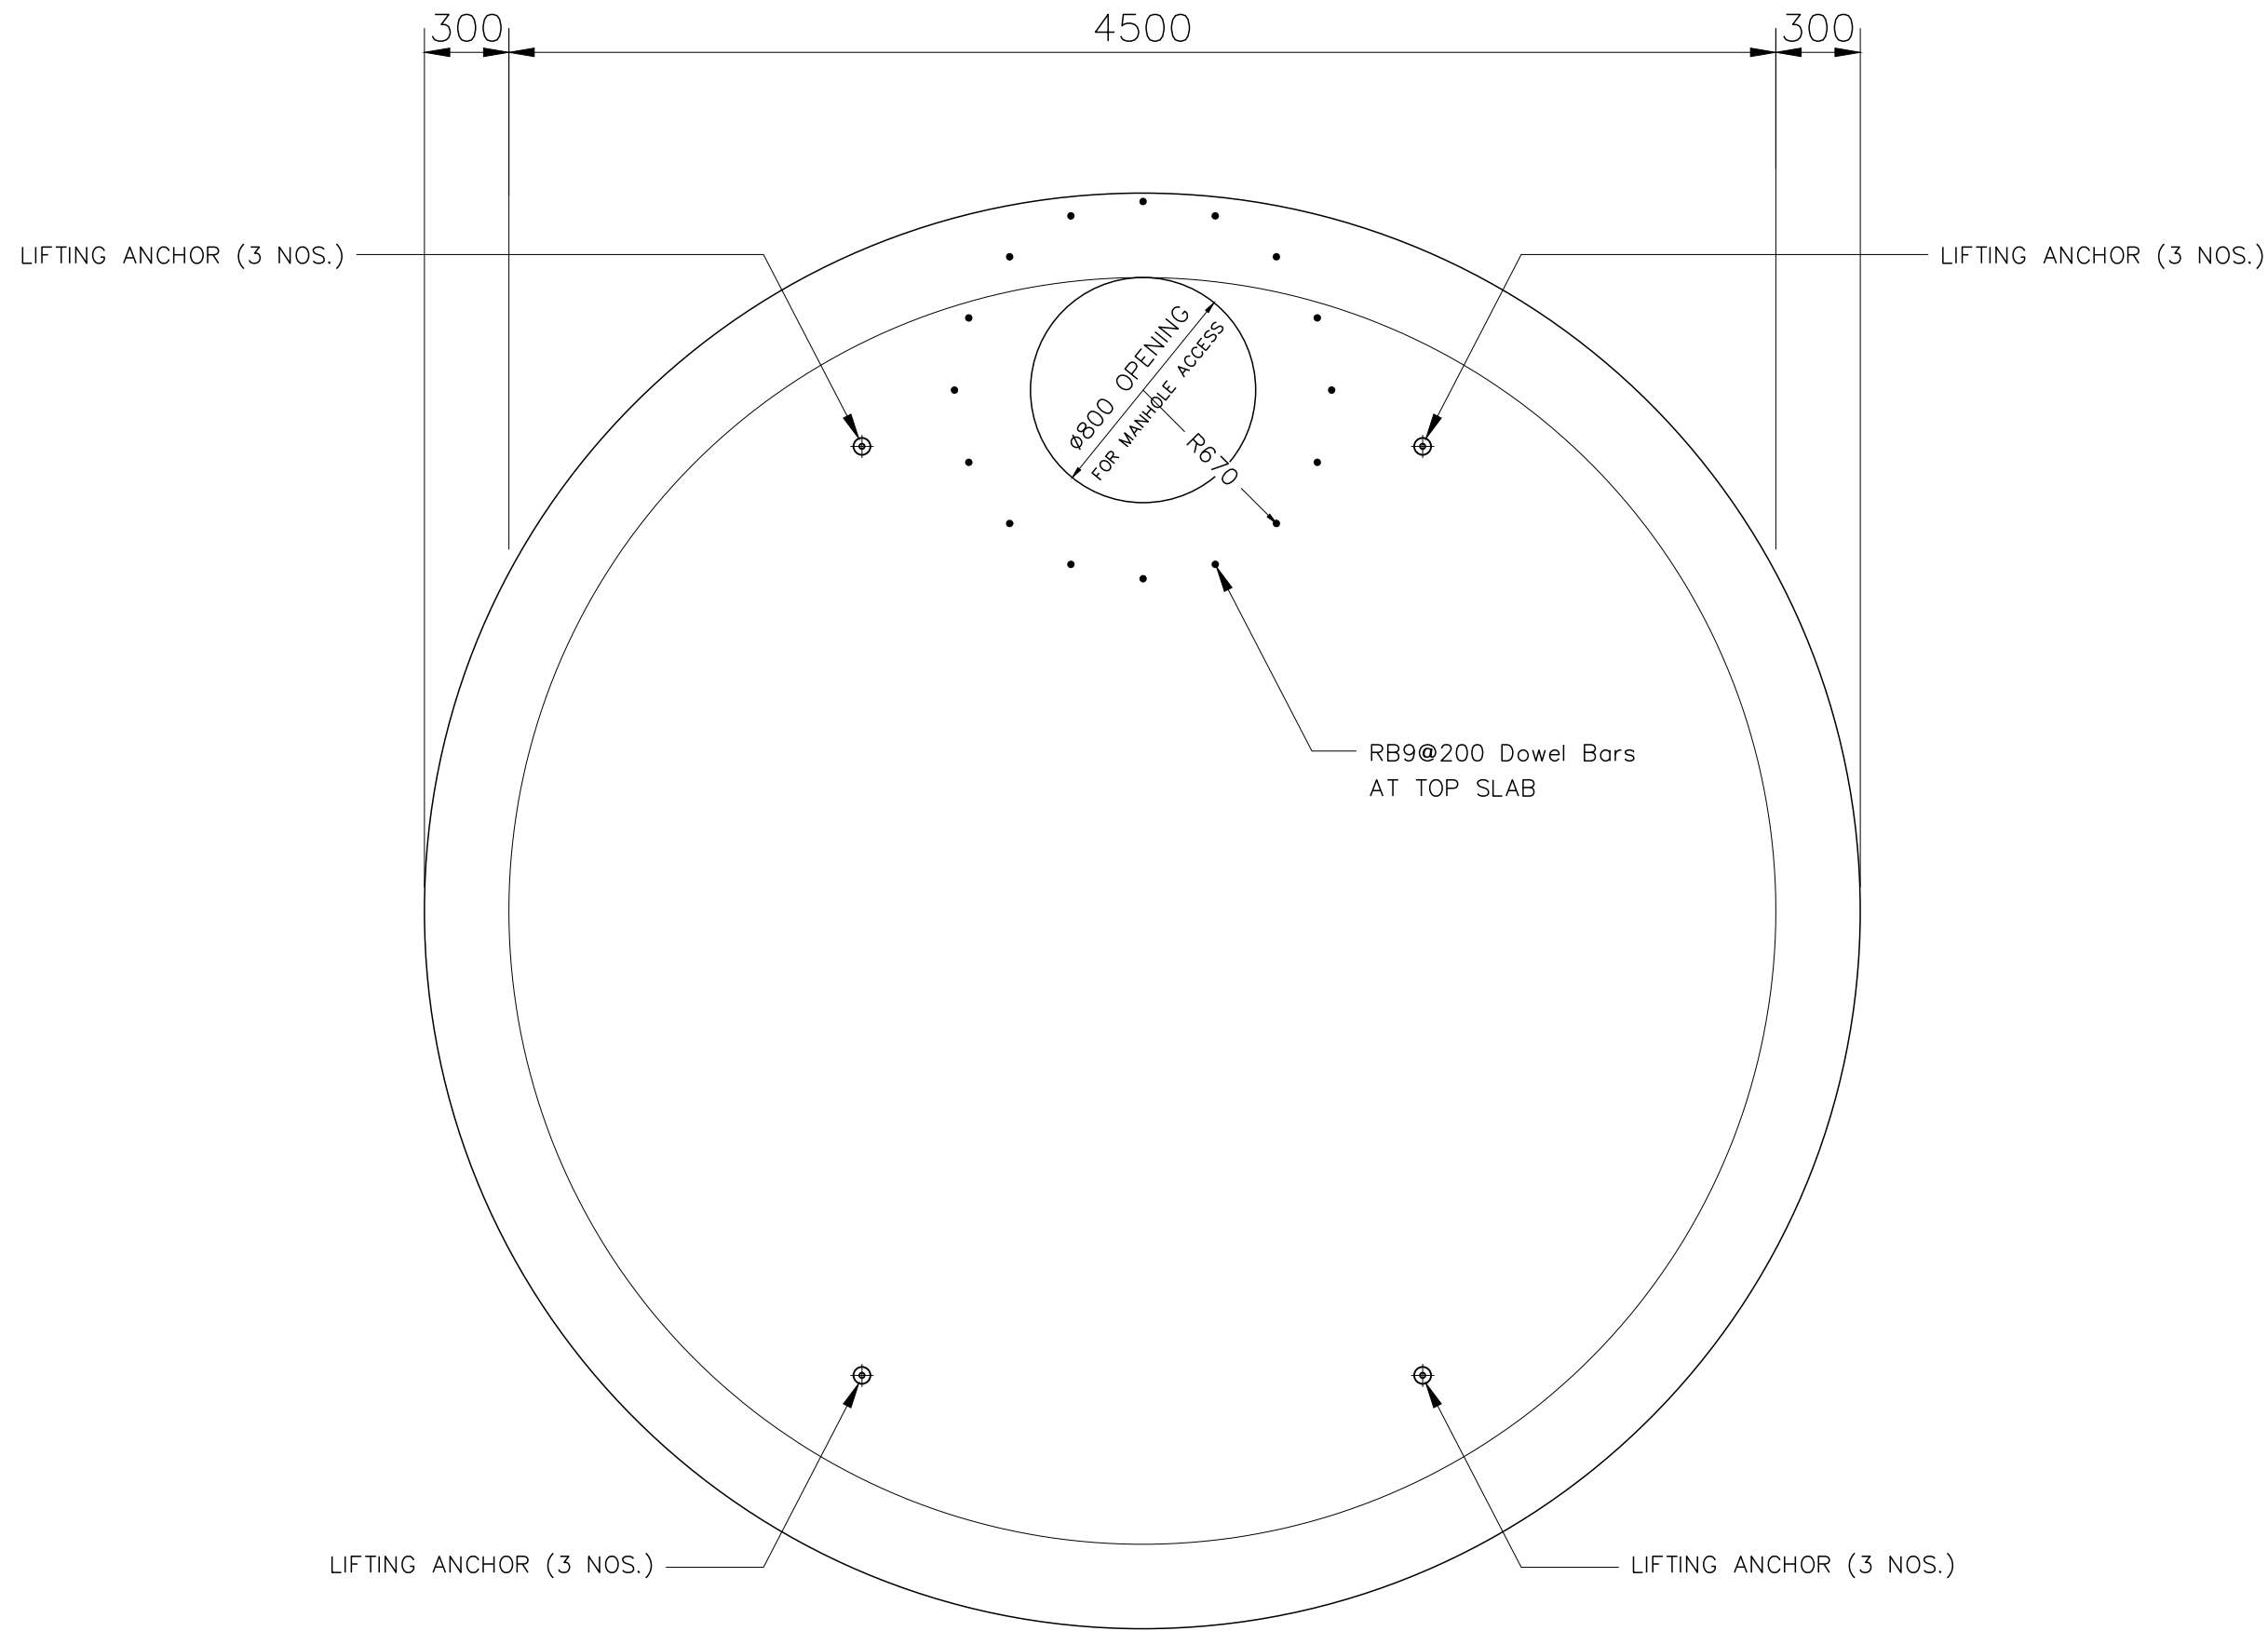


แปลนฟาบ่อ
มาตราส่วน 1:50

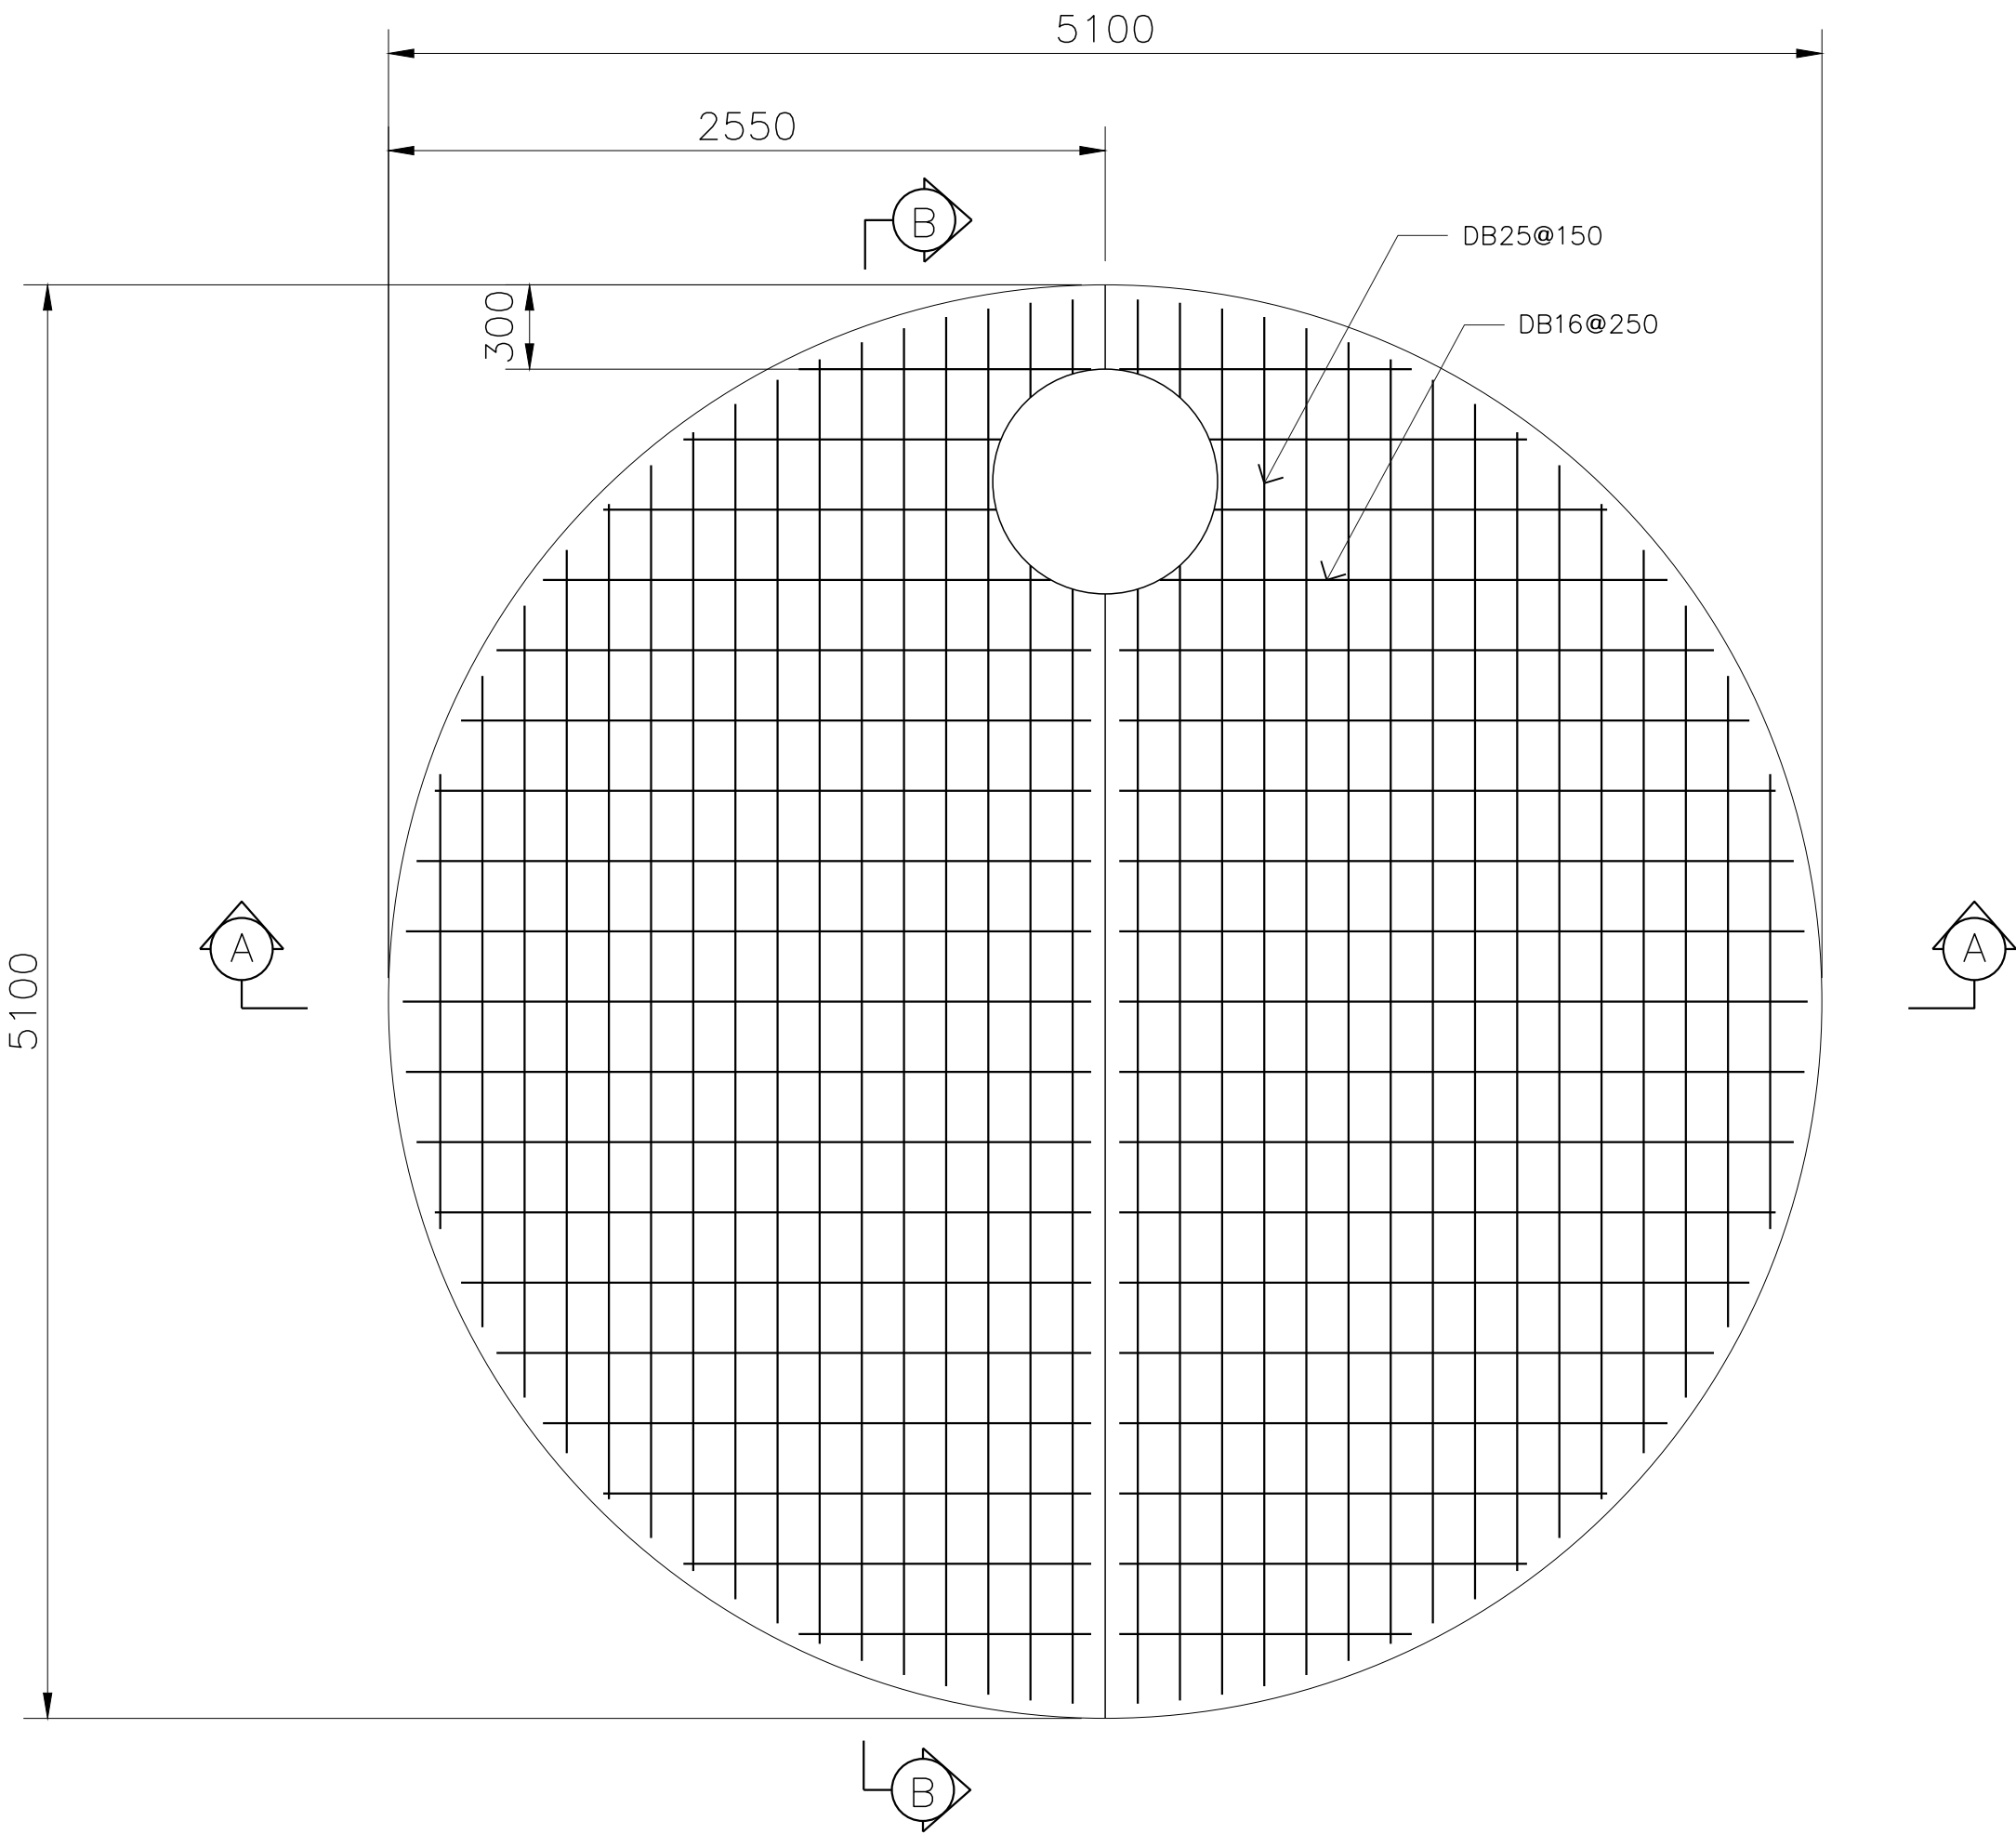


เหล็กเสริมฟาบ่อ
มาตราส่วน 1:50

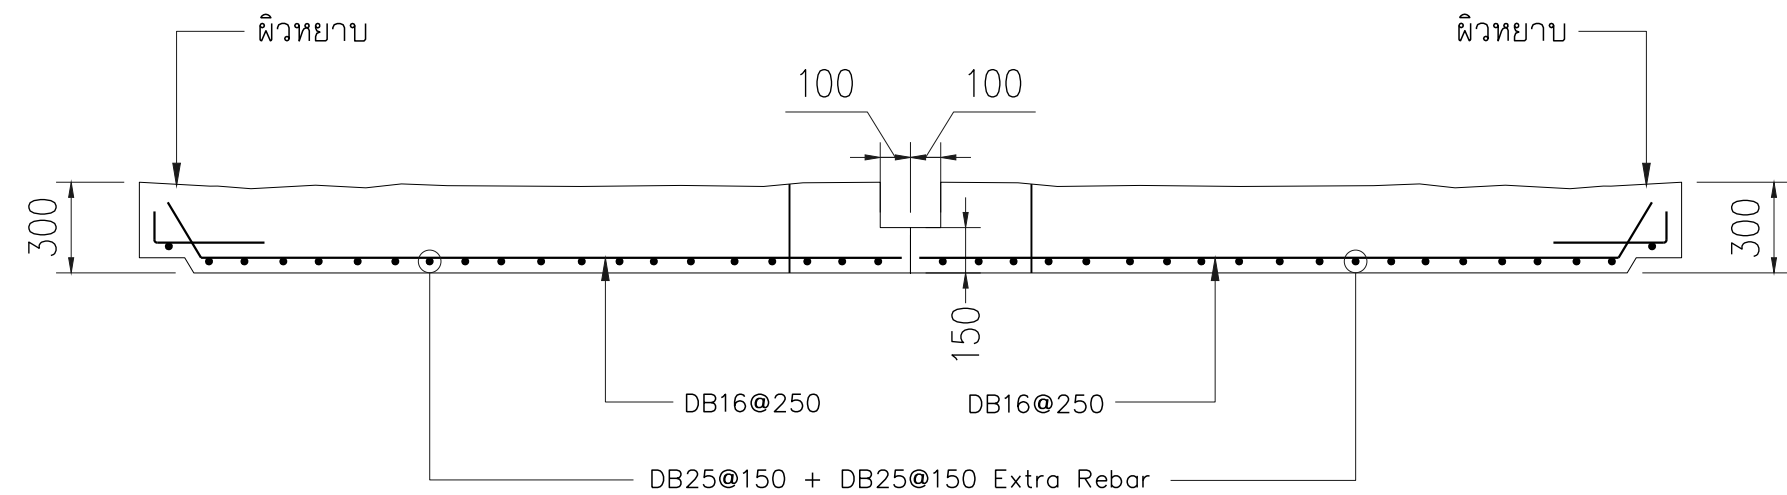


รูปตัด A-A
ไม่แสดงมาตราส่วน

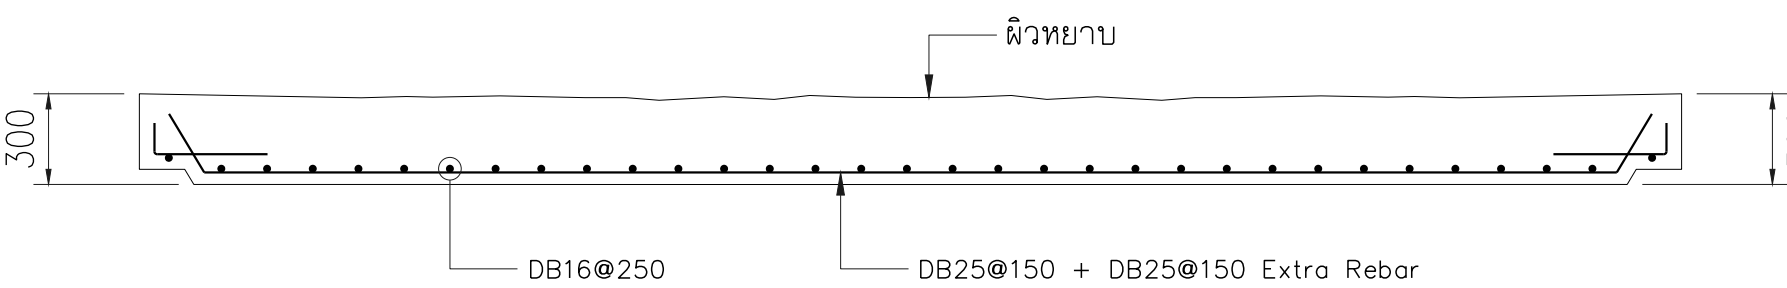


รูปตัด B-B
ไม่แสดงมาตราส่วน

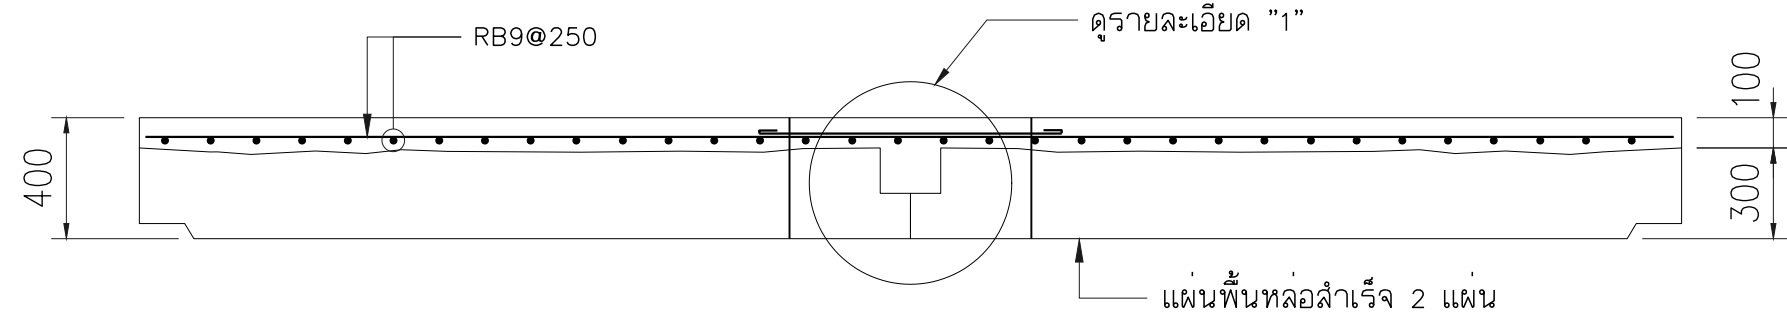

TOPPING ฟาบ่อ
ไม่แสดงมาตราส่วน

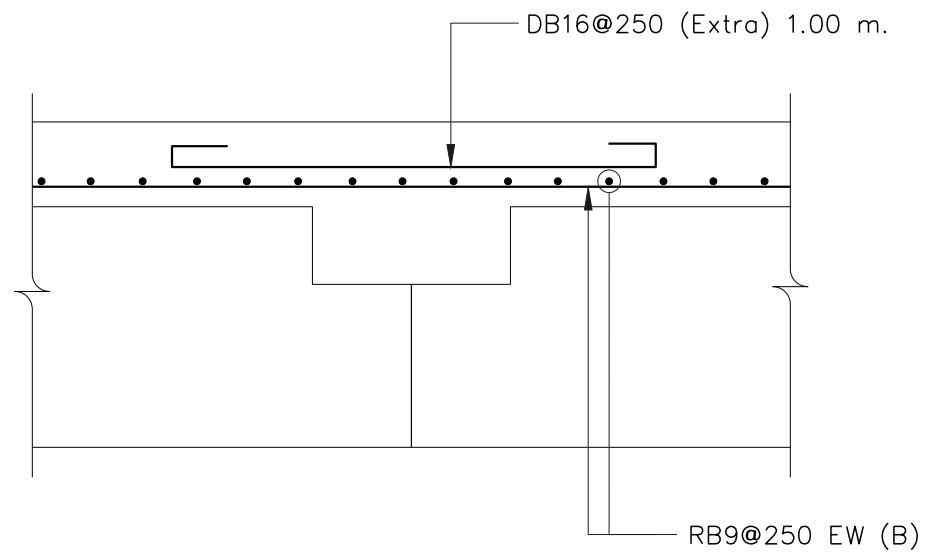


รายละเอียด "1"
ไม่แสดงมาตราส่วน

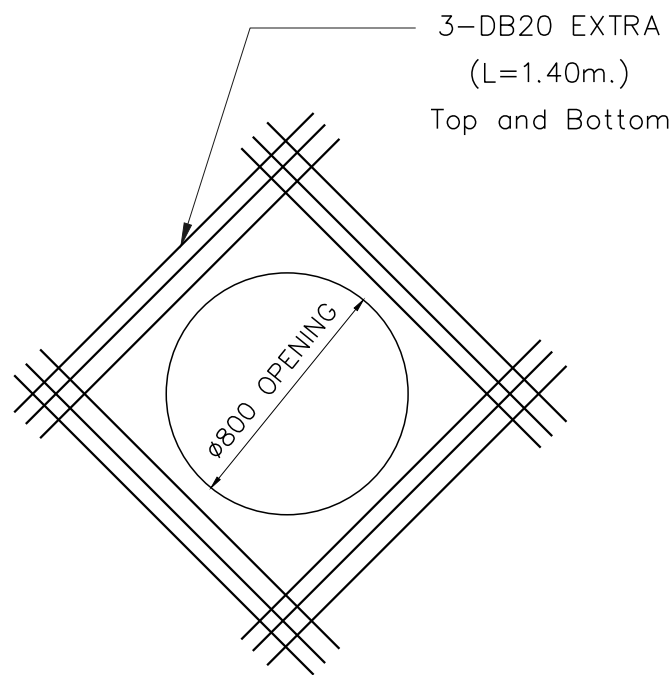

เหล็กเสริมพิเศษฟาบ่อ
มาตราส่วน 1:10

TOP SLAB REINFORCEMENT DETAIL

REINF.	
1st LAYER	DB16@0.250
2nd LAYER	DB25@0.150

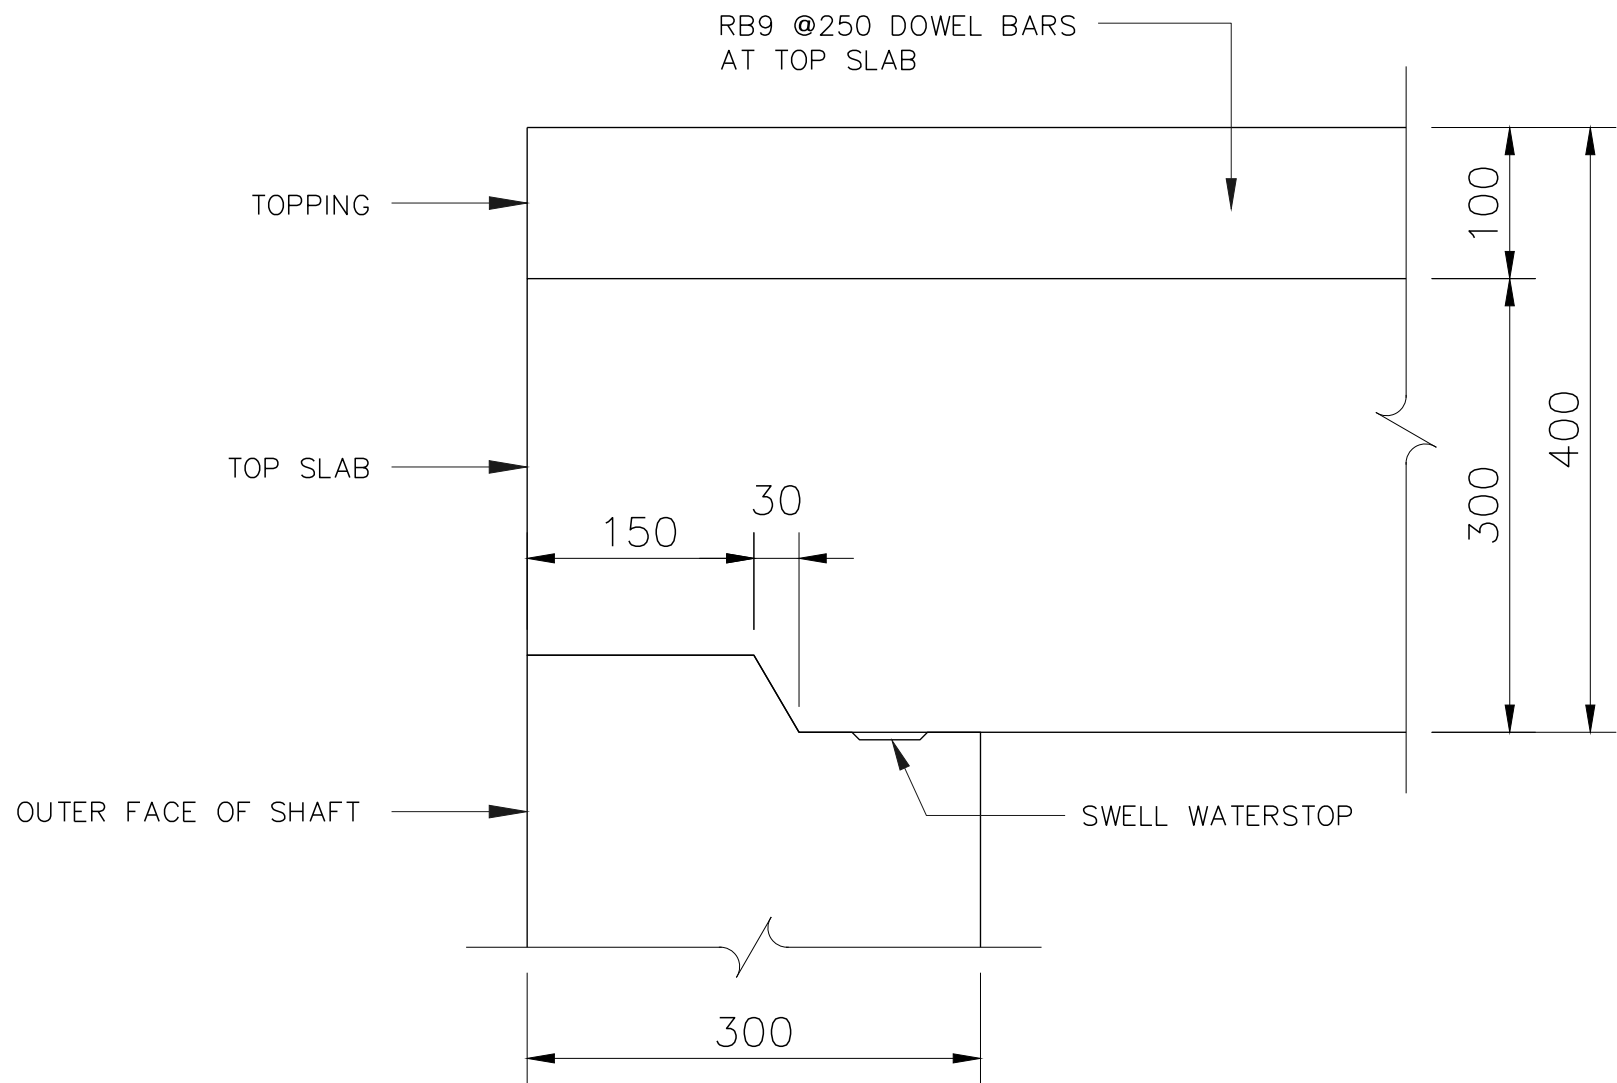

รายละเอียดการติดตั้งแผ่นพื้นฟาบ่อ
มาตราส่วน 1:10

หมายเหตุ

- อ้างอิงข้อกำหนดแบบโครงสร้าง
- มีเป็นมัลติเมตร นอกจากแสดงไว้เป็นอย่างอื่น

REV. NO.	DESCRIPTION	ENGINEER		DOH		KINGDOM OF THAILAND MINISTRY OF TRANSPORT DEPARTMENT OF HIGHWAYS	โครงการศึกษาการแก้ไขปัญหาท่วม บนทางหลวงหมายเลข 304 (แจ้งวัฒนะ) แบบรายละเอียดบ่อรับท่อขนาด ๑4,500 มม. สำหรับท่อขนาด ๑1,500,1,800 และ2,000 มม. ก่อสร้างบริเวณถนน 3/3	TEAM GROUP บริษัท ทีม คอนซัลติ้ง เอนจิเนียริ่ง แอนด์ แมเนจเม้นท์ จำกัด (มหาชน) บริษัท ดาวฤกษ์ คอมพิวเตอร์ จำกัด บริษัท วิศวกรรมธรณีและฐานราก จำกัด	SUBMITTED BY พลริตต์ คงสุน (PROJECT MANAGER) DATE : DD/MM/YY	CIVIL ENGINEER : อธิษฐ์ หนูทอง ภย.62474 CIVIL ENGINEER : อลงกต ศิริภัทรเศรษฐ์ ภย.65771 CIVIL ENGINEER : สุทธิพงษ์ สกุลดี ภย.22709 MECHANICAL ENGINEER : ธาดา อุทัยศรีวิฑูรณ์ ภก.34931 MECHANICAL ENGINEER : บัณฑิต บริบูรณ์ สก.2293	ARCHITECT : วิโรจน์ ประทุมมาศ ภ-80.11908 ELECTRICAL ENGINEER : ณัฐวุฒิ สิงห์ศิริ ภพ.14069 ELECTRICAL ENGINEER : วิรัตน์ พริกคุณ สพ.5105 DRAWN : สุนันทา ไชยบุตร CHECKED: นายธีรชาลย์ วรรณโกวิธจรน สย.7934	DATE : JUL 2018	SCALE AS SHOW
		CHECKED	DATE	CHECKED	DATE							DWG. No. CWT-STD-26	SHEET No. 120