



DESIGN	/	/
DRAFT	/	/
CHECKED	/	/

FIELD BOOK NO.	ALIGNMENT
PROFILE	


SURVEY	/	/
DRAWN	/	/
CHECKED	/	/

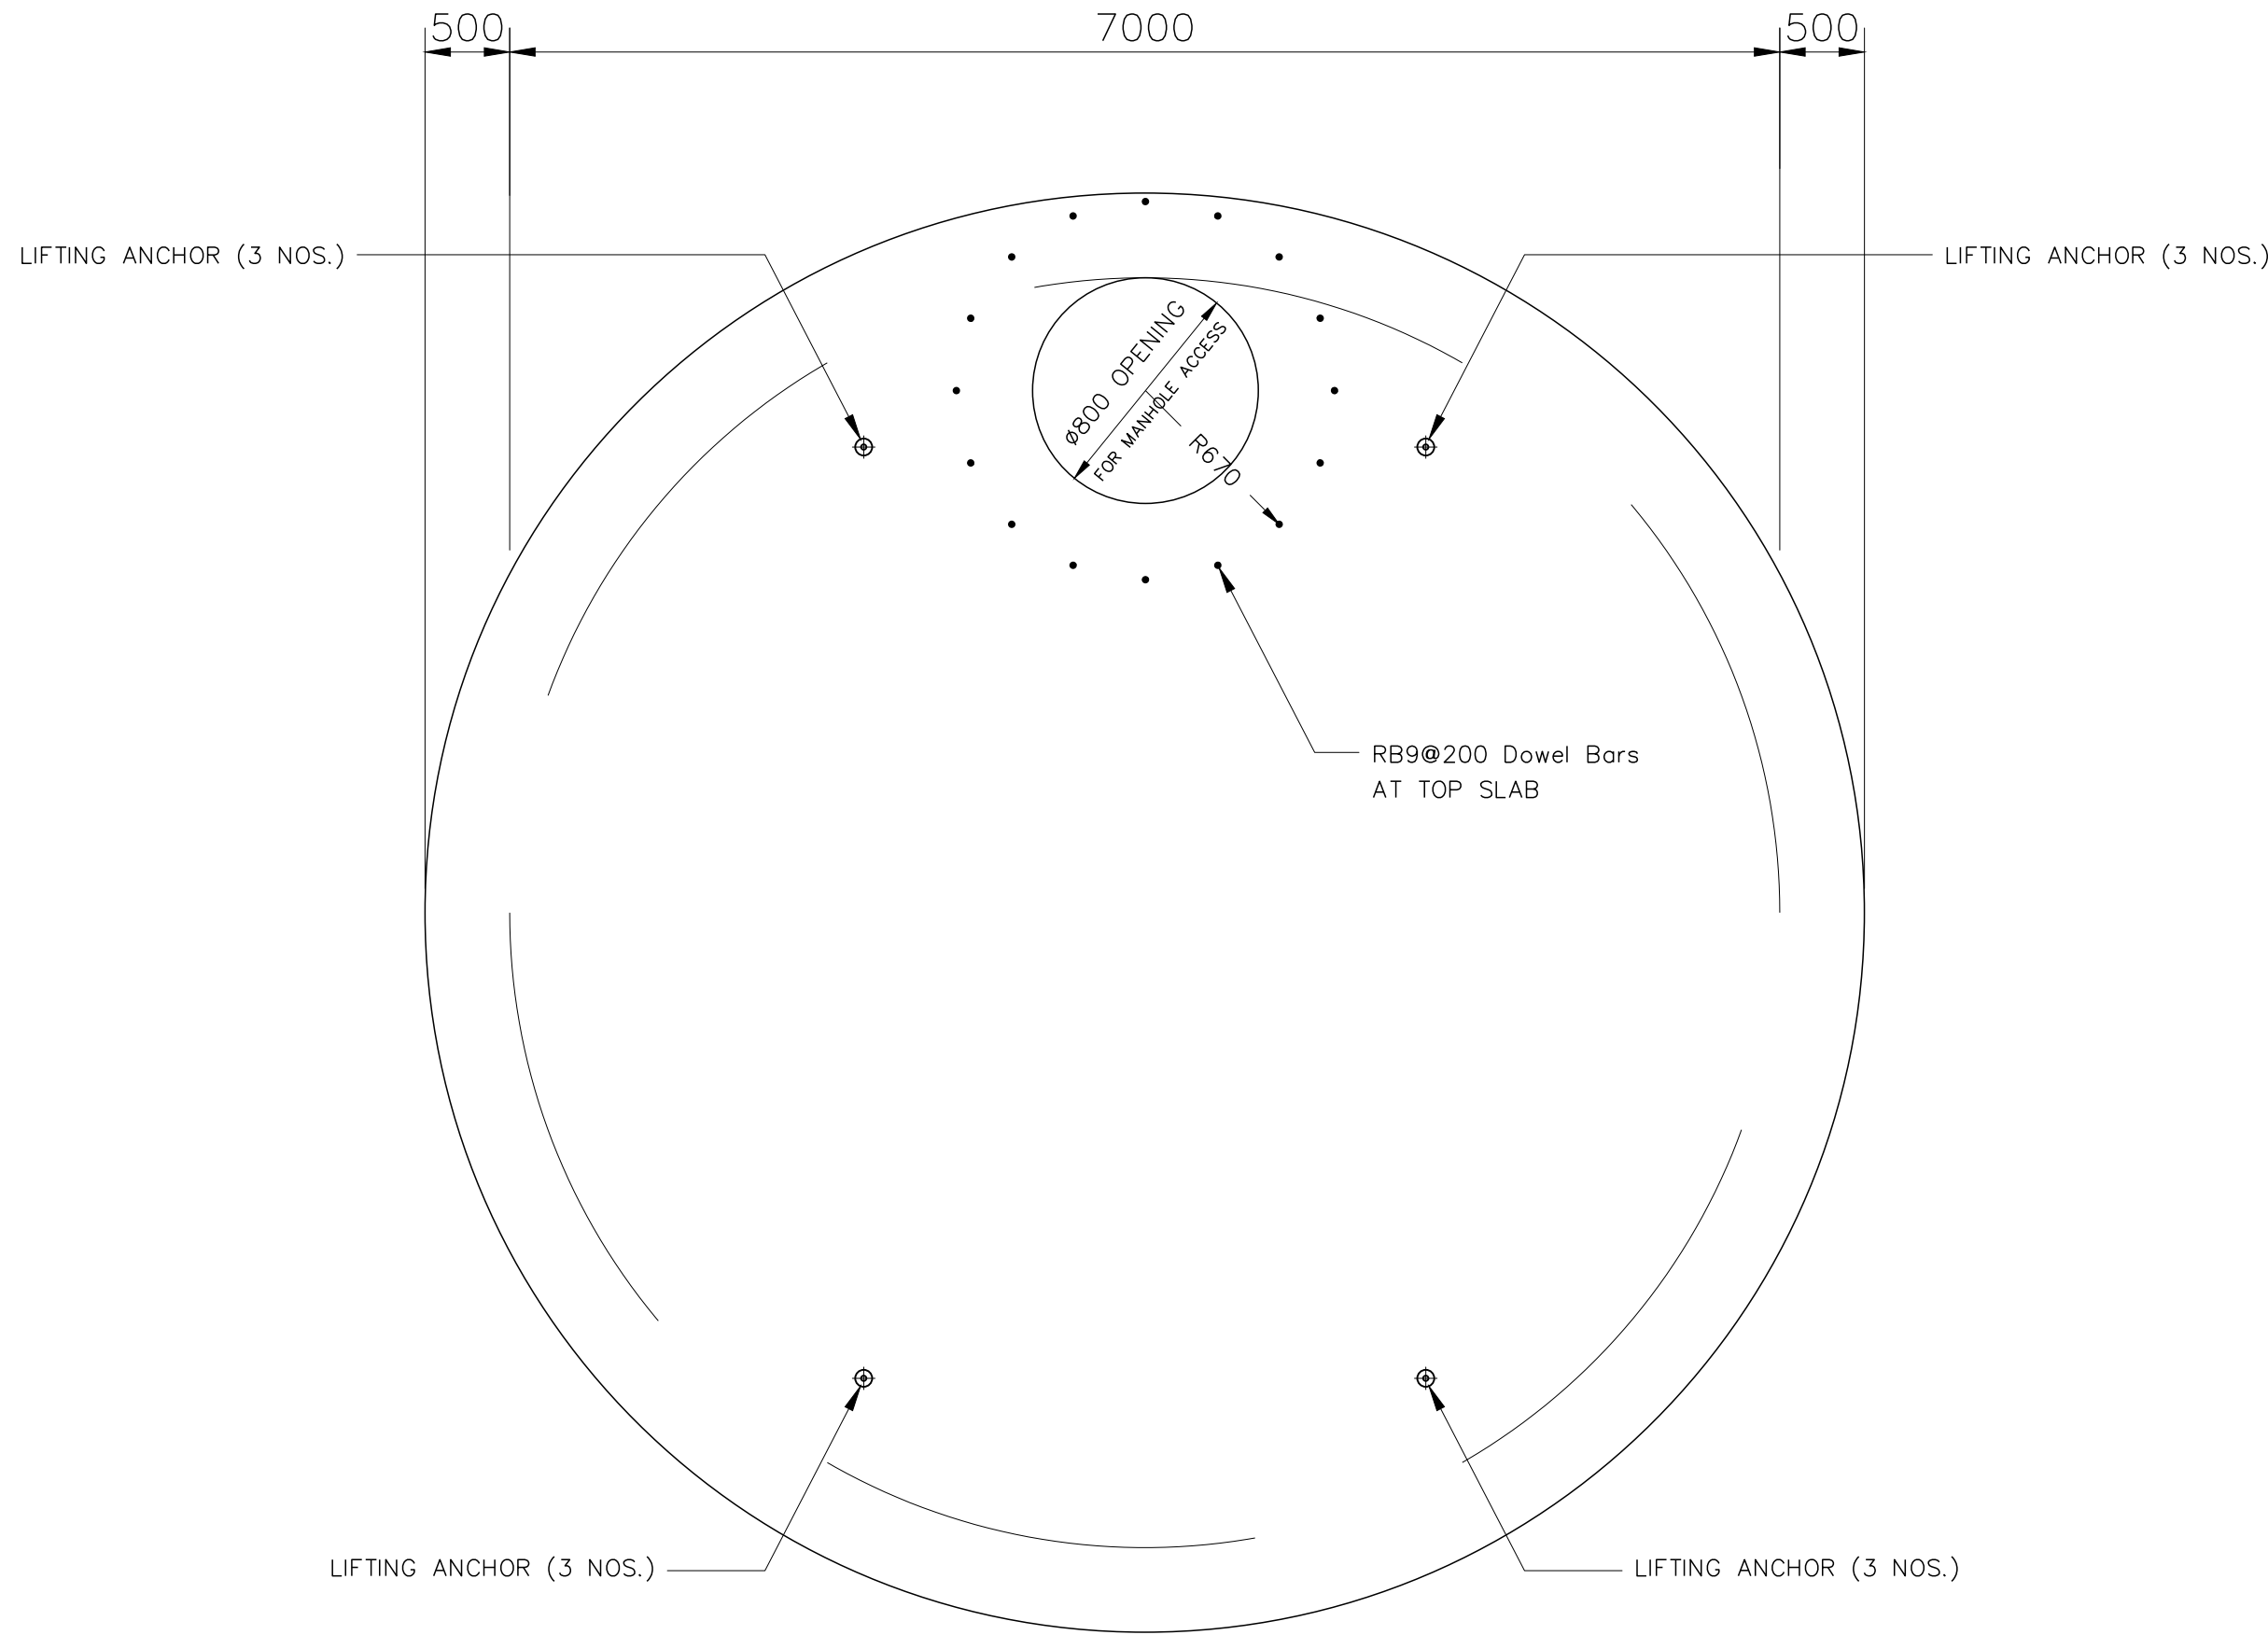


แปลนฟาบอ
มาตราส่วน 1:50

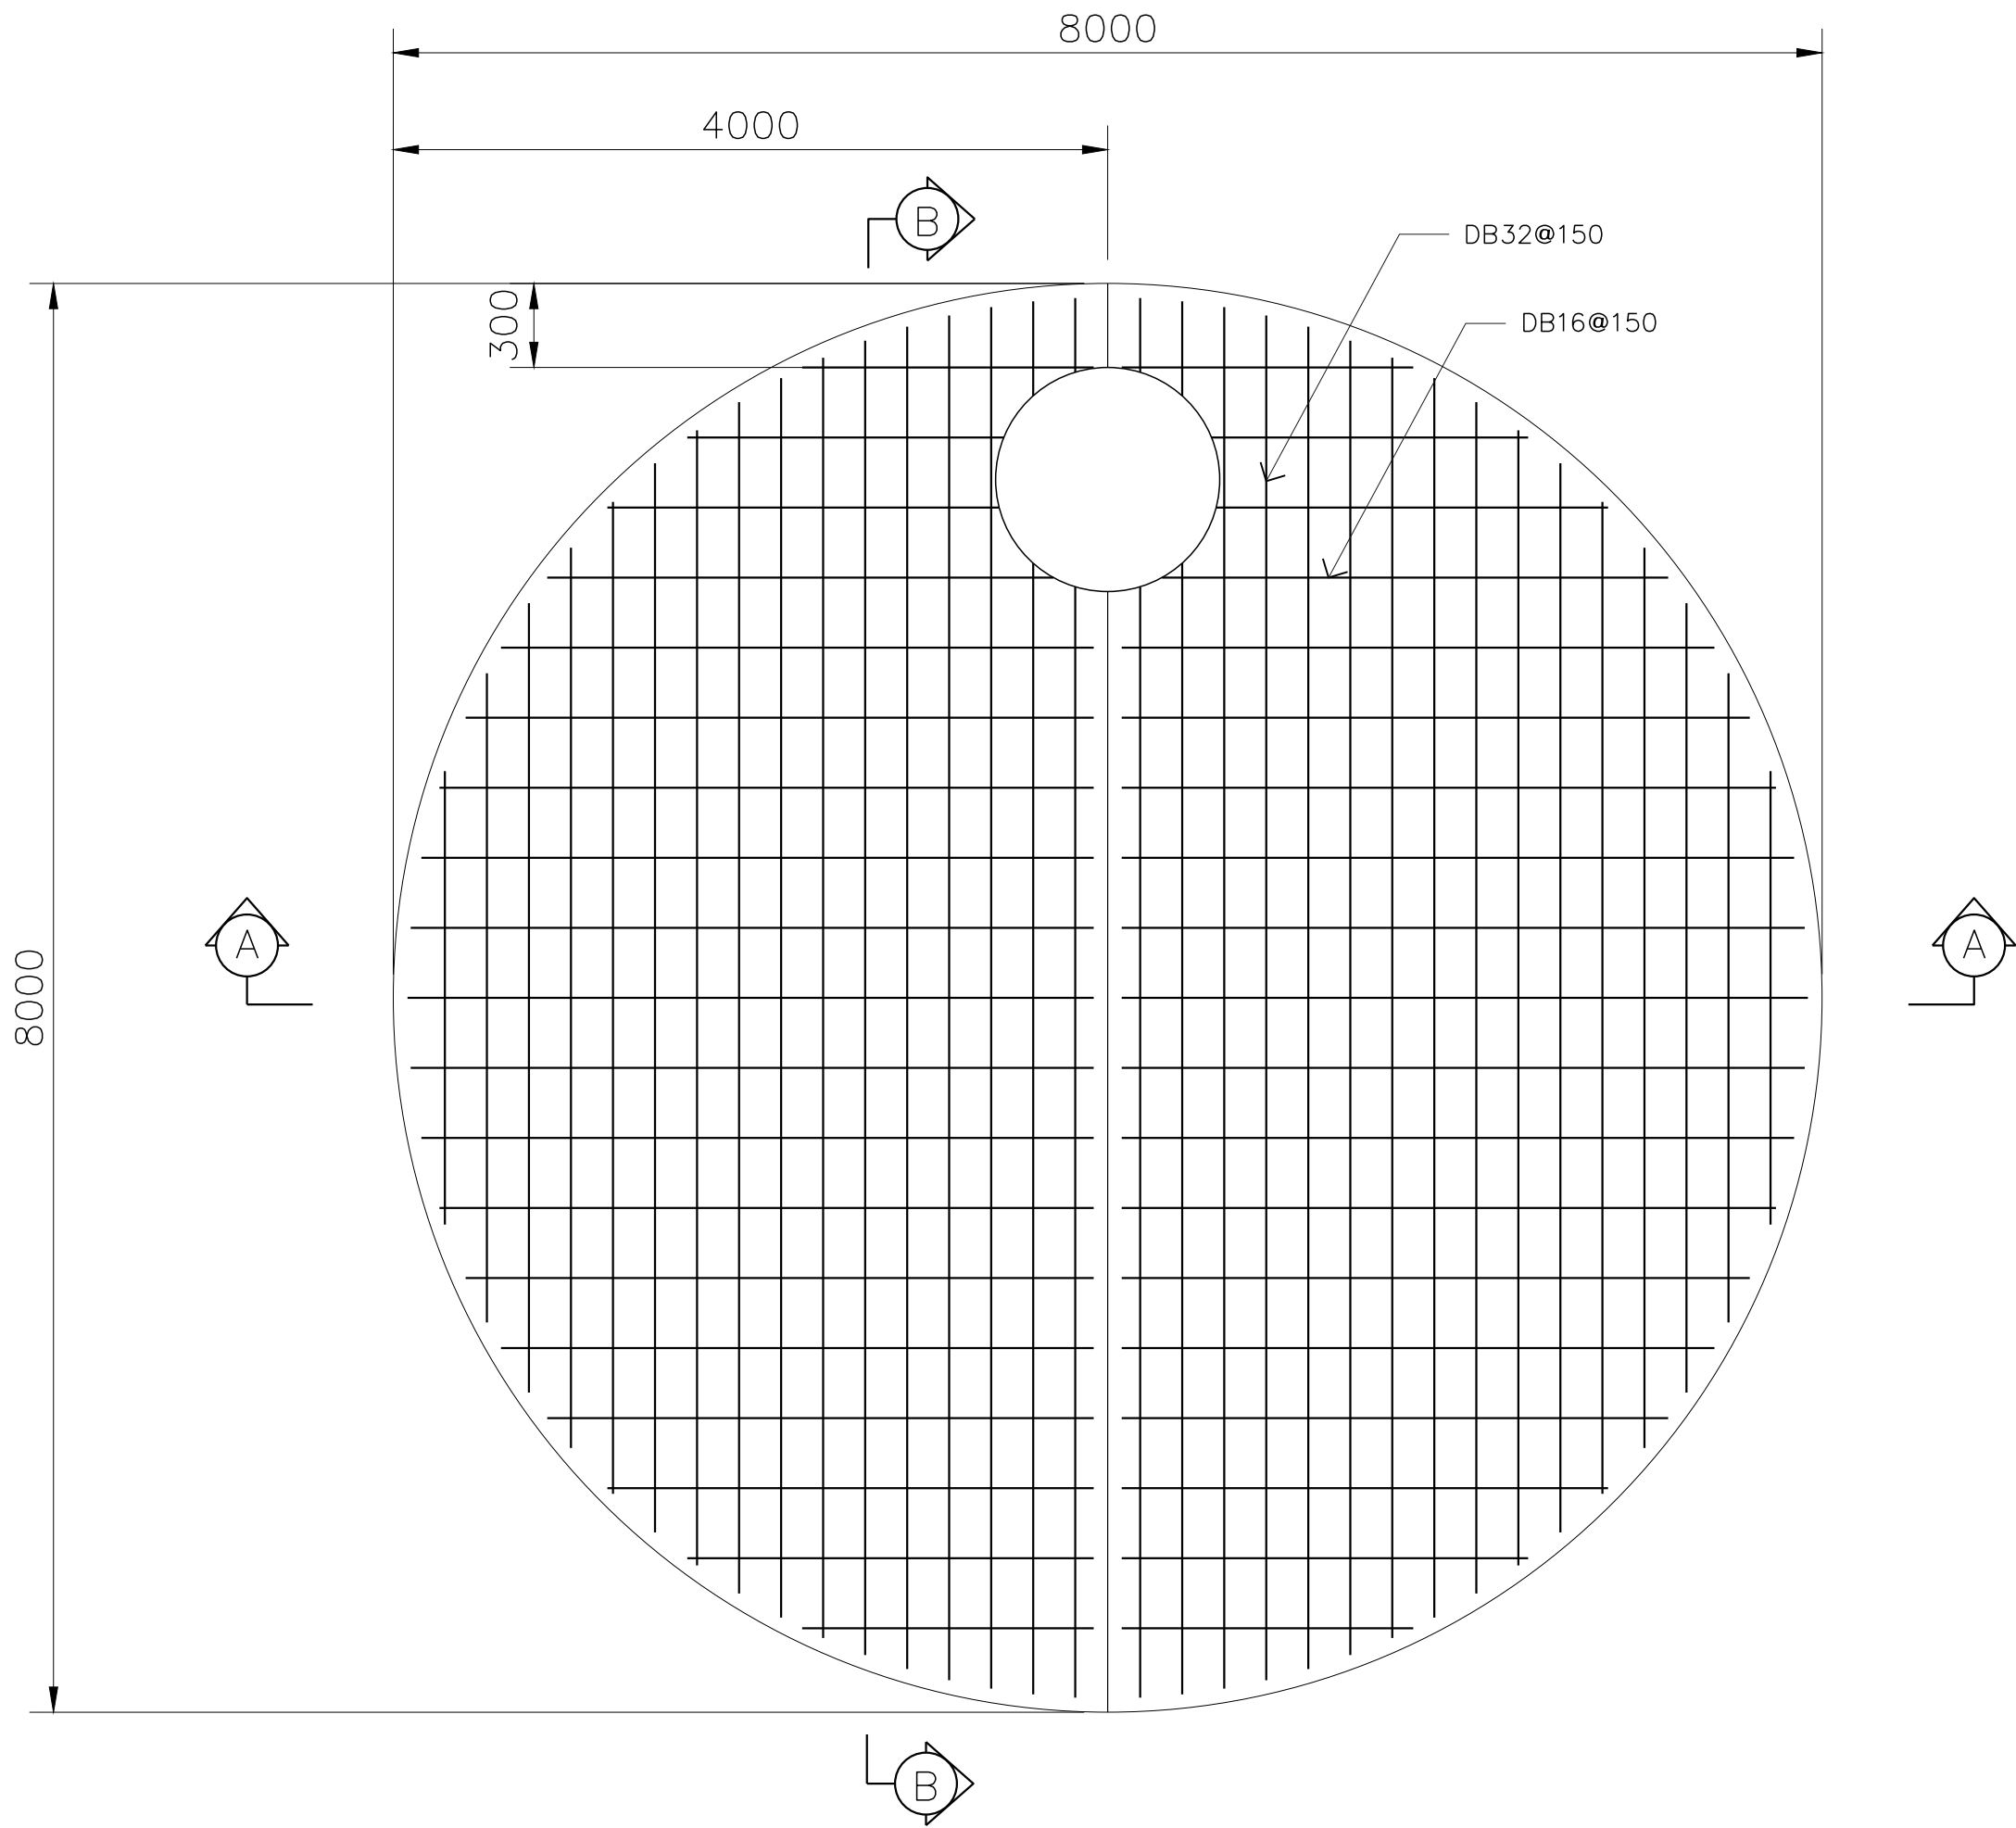


เหล็กเสริมฟาบอ
มาตราส่วน 1:50

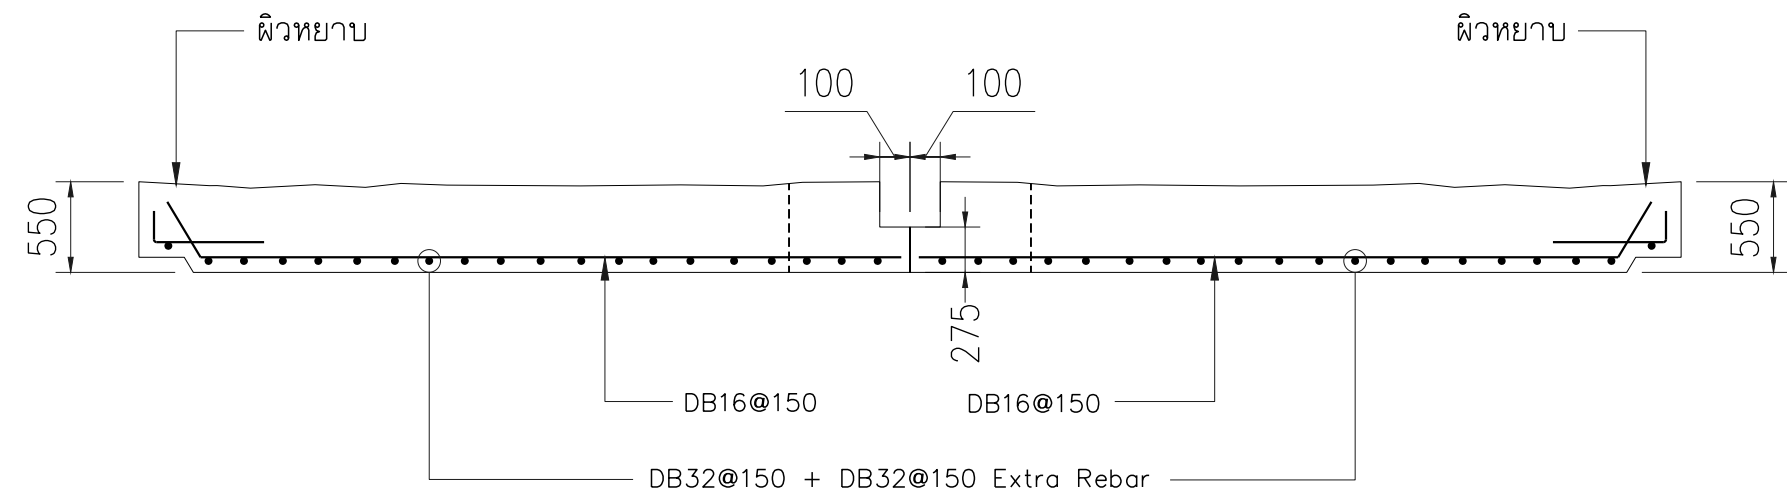


รูปตัด A-A
ไม่แสดงมาตราส่วน

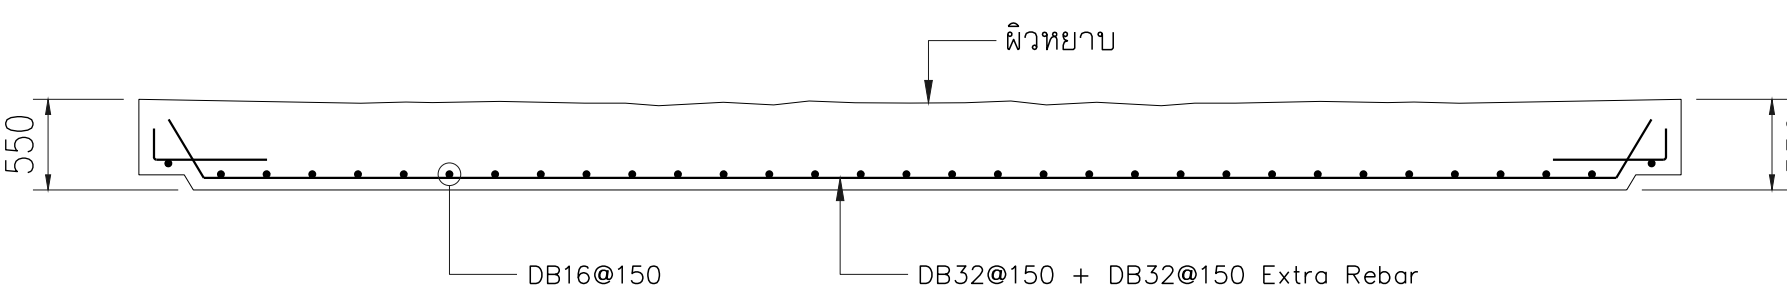


รูปตัด B-B
ไม่แสดงมาตราส่วน

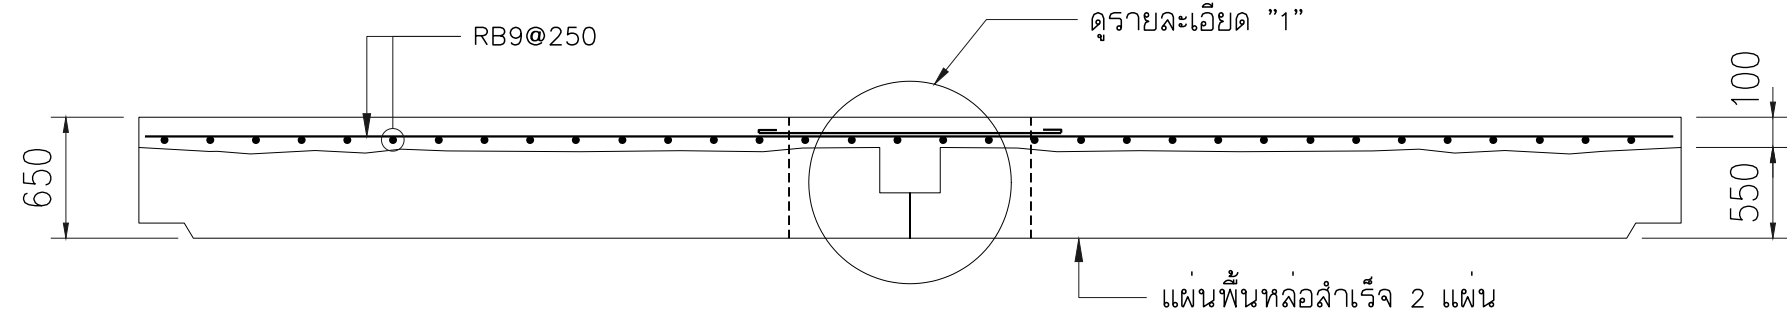

TOPPING ฟาบอ
ไม่แสดงมาตราส่วน

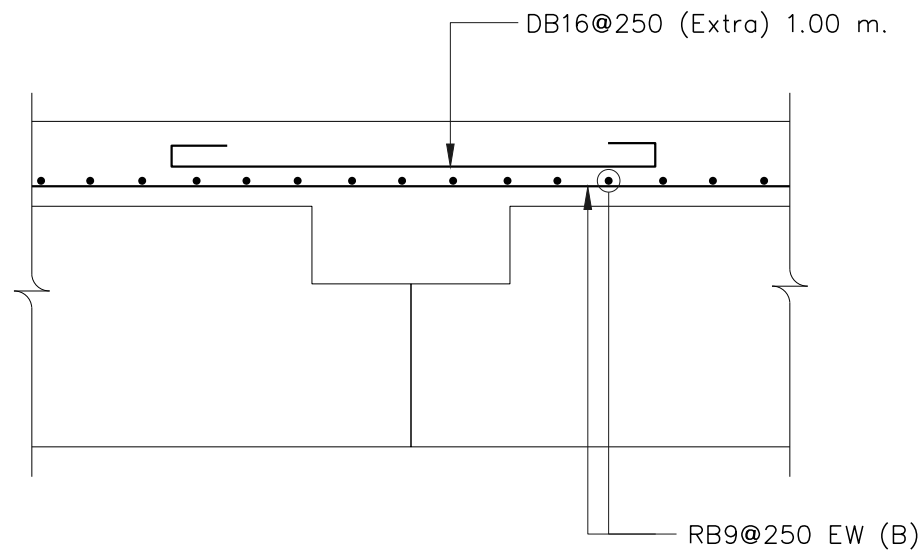


รายละเอียด "1"
ไม่แสดงมาตราส่วน

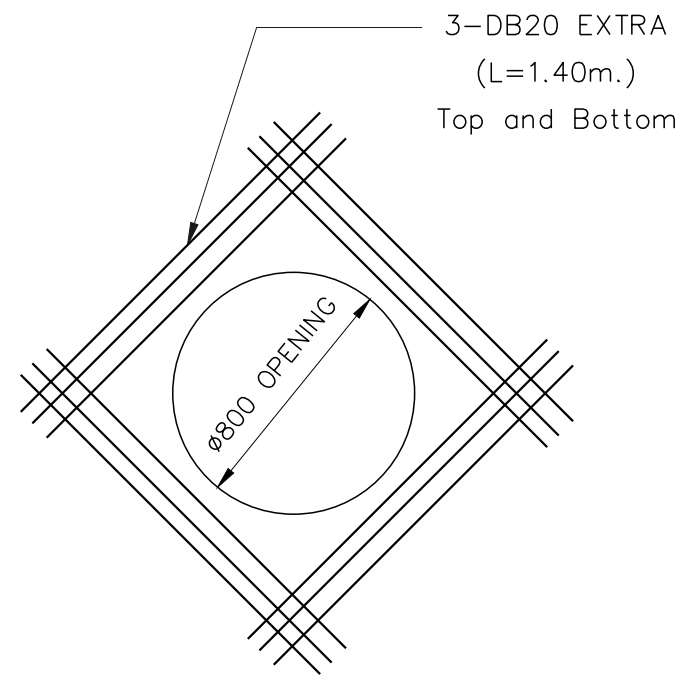

เหล็กเสริมพิเศษฟาบอ
มาตราส่วน 1:10

TOP SLAB REINFORCEMENT DETAIL

REINF.	
1st LAYER	DB16@0.150
2nd LAYER	DB32@0.150

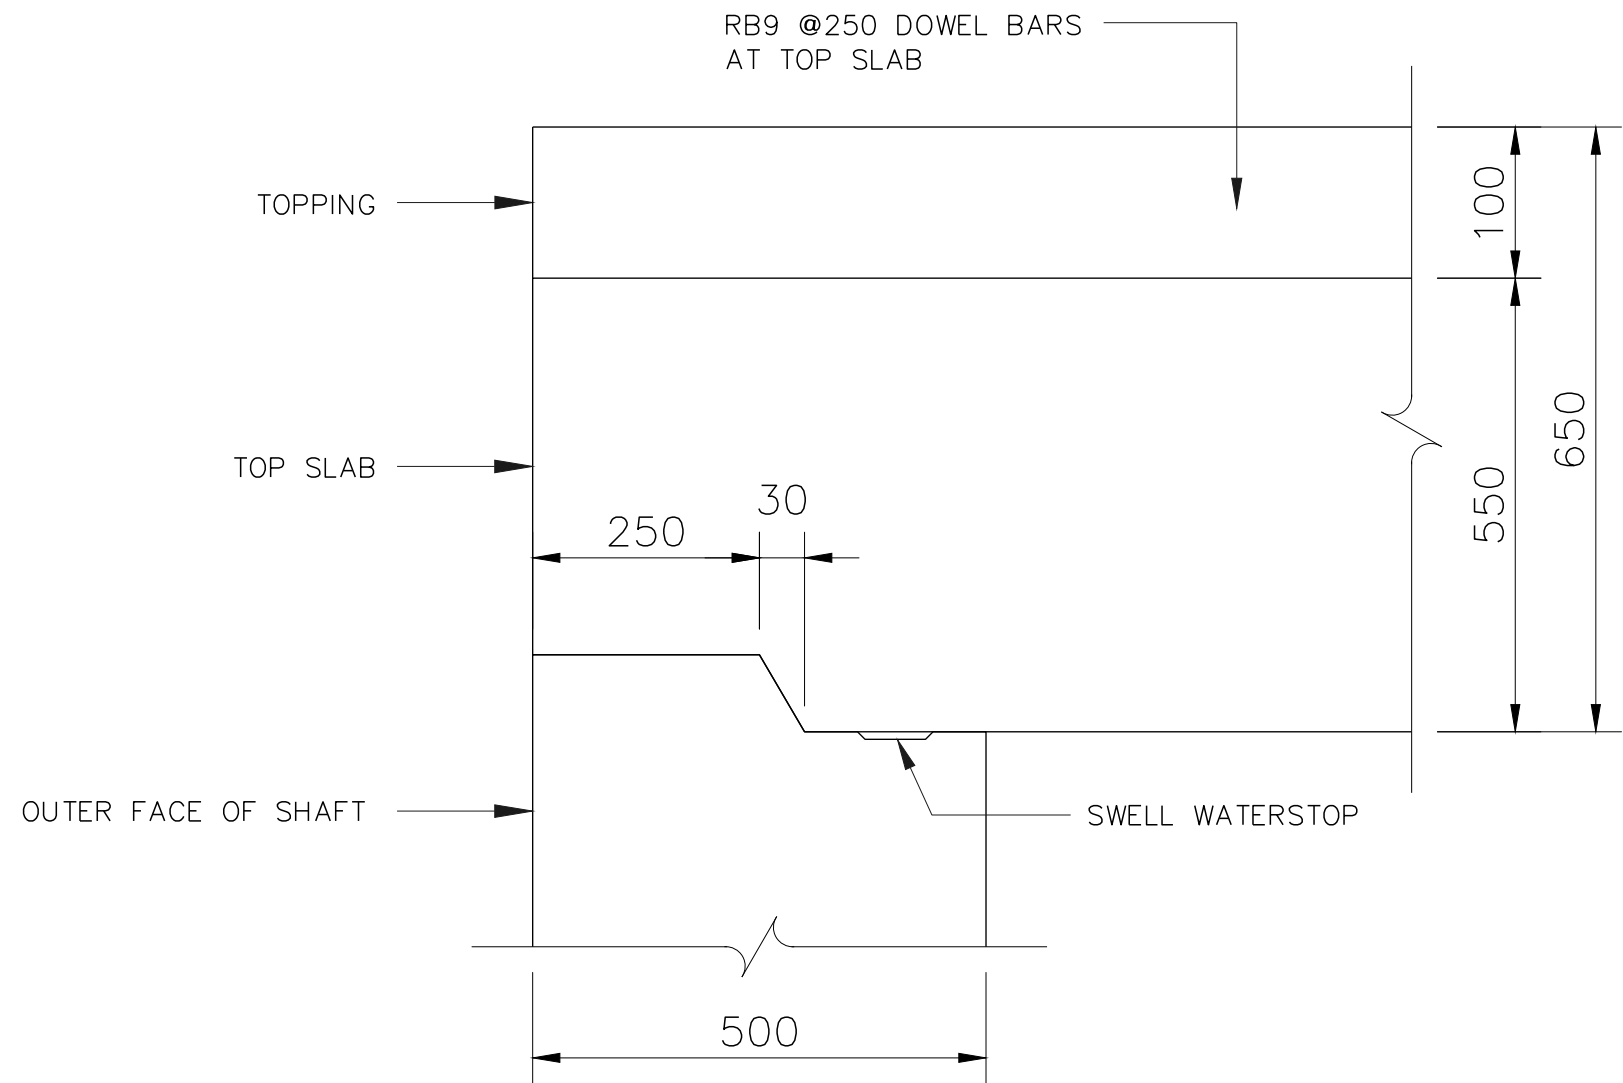

รายละเอียดการติดตั้งแผ่นพื้นฟาบอ
มาตราส่วน 1:10

หมายเหตุ

- อ้างอิงข้อกำหนดแบบโครงสร้าง
- มีดเป็นมัลติเมตร นอกจากแสดงไว้เป็นอย่างอื่น

REV. NO.	DESCRIPTION	ENGINEER CHECKED DATE	DOH CHECKED DATE	KINGDOM OF THAILAND MINISTRY OF TRANSPORT DEPARTMENT OF HIGHWAYS	โครงการศึกษาการแก้ไขปัญหาท่วม บนทางหลวงหมายเลข 304 (แจ้งวัฒนะ) แบบรายละเอียดบ่อรับท่อขนาด ๑7,000 มม. สำหรับท่อขนาด ๑2,300 มม. ก่อสร้างบริเวณถนน 3/3	TEAM GROUP บริษัท ทีม คอนซัลติ้ง เอนจิเนียริ่ง แอนด์ แมเนจเม้นท์ จำกัด (มหาชน) บริษัท ดาวฤกษ์ คอมพิวเตอร์ จำกัด บริษัท วิศวกรรมธรณีและฐานราก จำกัด	SUBMITTED BY พลริตต์ คงสุน (PROJECT MANAGER) DATE : DD/MM/YY	CIVIL ENGINEER : อธิพัล หนูทอง ภย.62474 CIVIL ENGINEER : อลงกต ศิริภัทรเศรษฐ์ ภย.65771 CIVIL ENGINEER : สุทธิพงษ์ สกุลดี ภย.22709 MECHANICAL ENGINEER : ธาดา อุทัยศรีวิฑูล ภก.34931 MECHANICAL ENGINEER : นันทิพย์ บริบูรณ์ สก.2293	ARCHITECT : วิจิตรน บรมพุฒิกานต์ ภ-80.11908 ELECTRICAL ENGINEER : ณัฐวัฒน์ สิงห์ศิริ ภพ.14069 ELECTRICAL ENGINEER : วิรัตน์ พริกคุณ สพ.5105 DRAWN : สุนันทา ไชยบุตร CHECKED : นายธีรชาลย์ วรรณโกวิทจิรจัน สย.7934	DATE : JUL 2018	SCALE AS SHOW
										DWG. No. CWT-STD-29	SHEET No. 123